


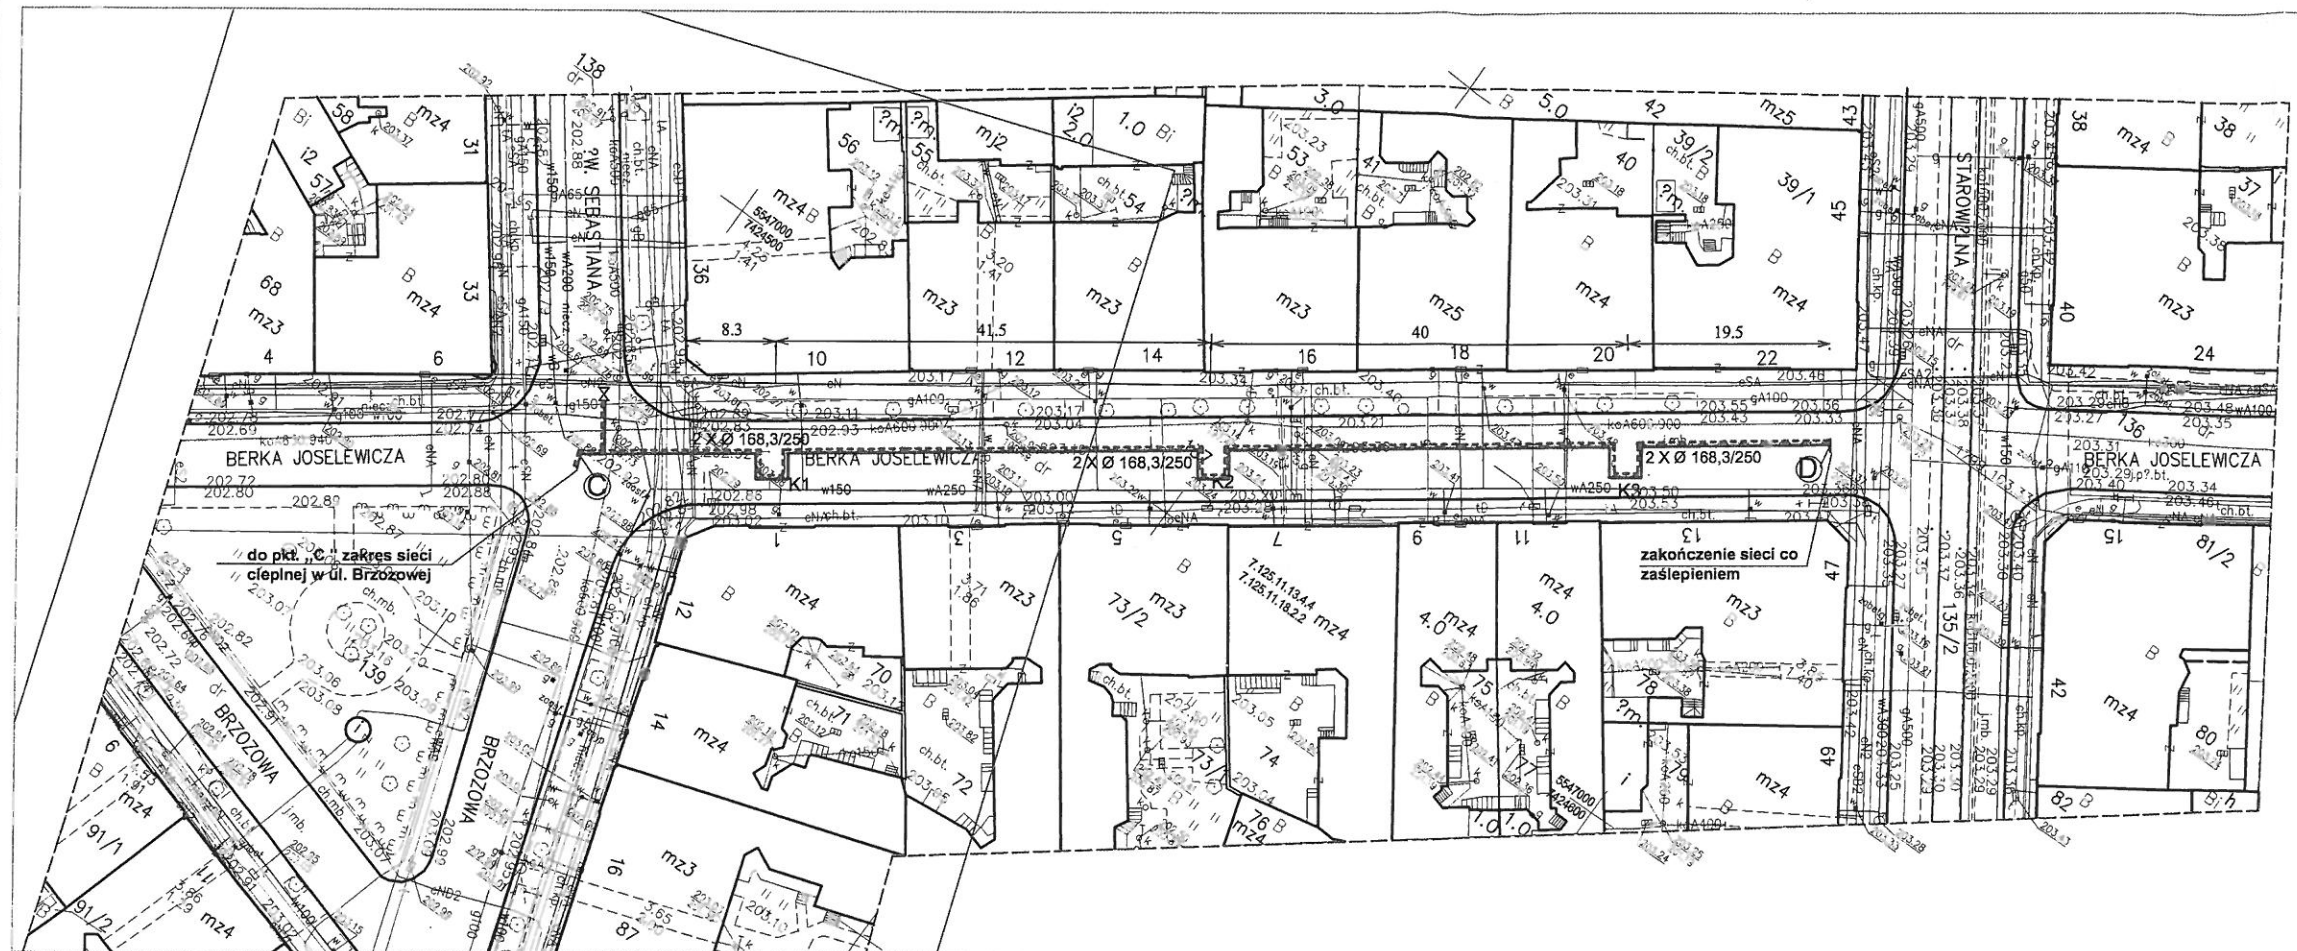

LEGENDA

----- trasa projektowanej sieci ciepłej
2xØ 168,3/250

UWAGI

1. Pkt. „C” koniec zakresu przebudowy istniejącej sieci ciepłej w ul. Brzozowej
2. Zakres projektowanej sieci ciepłej od pkt. © do pkt. ©
3. Zwymiarowanie dotyczy osi sieci ciepłej
4. Pozostałe dane dotyczące realizacji sieci ciepłej w części opisowej i na pozostałych rysunkach.

Łączy arkusz nr 3

Nr KERG : 2511-1893/2015

Arkusz nr 4



Nie wyklucza się istnienia w terenie innych sieci uzbrojenia, które nie zostały zinwentaryzowane.
Brak obowiązującego Miejscowego Planu Zagospodarowania Przestrzennego.

Wkreślono na mapę projektowane, uzgodnione sieci uzbrojenia terenu.


Nie badano służebności gruntowych.

Granice działek na podstawie cyfrowej mapy ewidencyjnej.

Sporządził: "MAZUR GEO" Marcin Mazur
os. Strusia 14/38
31-809 Kraków
mgr inż. Marcin Mazur
nr upr. 21702

mazurgeo
mgr inż. Marcin Mazur
31-809 Kraków, os. Strusia 14/38
tel. 792-864-699
e-mail: mazurgeo@poczta.onet.pl

ODDEŁ UPRAWNIONY
mgr inż. Marcin Mazur
31-809 Kraków, os. Strusia 14/38
tel. 792-864-699
e-mail: mazurgeo@poczta.onet.pl

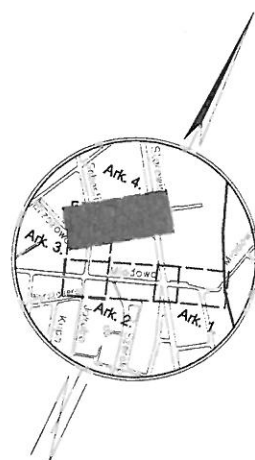

MAPA DO CELÓW PROJEKTOWYCH

Skala 1:500
woj: małopolskie
m. Kraków

Sekcje : 7.125.11.13.4.4,
7.125.11.18.2.2,
7.125.11.19.1.1.

126105_9 Śródmieście, obręb nr 0011, 0017

PRZEDMIOT AKTUALIZACJI :
Obręb nr 0011- działki nr: 132, 135/2, 137, 139, 140/2, 140/4;
Obręb nr 0017- działka nr 276/4
----- oznaczenie zakresu opracowania

Układ współrz. : "2000- strefa 7."
Układ wysokości : KRONSTADT 86

Stan na dzień : 04-11-2015 r.
Data opracowania : 09-11-2015 r.



PR0 - CEZ s.c. PRACOWNIA PROJEKTOWA GOSPODARKI CIEPŁEJ I TERENÓW ZIELENI 30-110 KRAKÓW UL. KRASZEWSKIEGO 36 TEL/FAX 12 427 24 59		PROJEKTOWANA SIEĆ CIEPŁA 2 x Ø 168,3/250	OBJEKT
AUTOR PROJEKTU	PODPIS	KRAKÓW UL. BERKA JOSELEWICZA	ADRES
inż. Tadeusz Pietrucha		Miejskie Przedsiębiorstwo Energetyki	INWESTOR
Upr.Nr.248/78		Ciepłej S.A. w Krakowie	ADRES
		30-969 Kraków ul.Jana Pawła II 188	ADRES
		Trasa sieci co - Sytuacja	TRESC RYSUNKU
		Ciepłownictwo	BRANŻA
SPRAWDZAJĄCY	PODPIS	Projekt wykonawczy	STADIUM
mgr inż. Piotr Wołoch		DATA	DATA
Upr.RP-Upr.180/93		VII-2016	NR. RYS. 1
		SKALA 1: 500	