



INSTALACJA C.W.U.- RZUT PIWNIC

SKALA 1:100

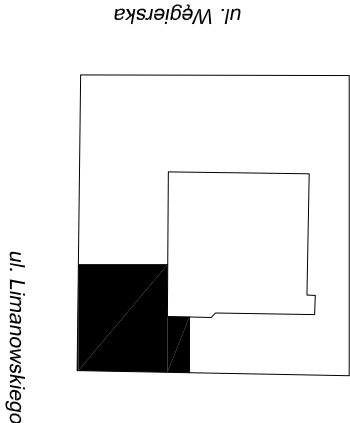

LEGENDA:

- ~~~~~ stal DN50
- projektowana instalacja zimnej wody - doprowadzenie wody do wymiennikowni na cele C.W.U
- rury stalowe ocynkowane - łączniki gwintowane
- - - - - istniejąca instalacja wody zimnej - rury stalowe
- proj. pion wody zimnej do wymiennikowni

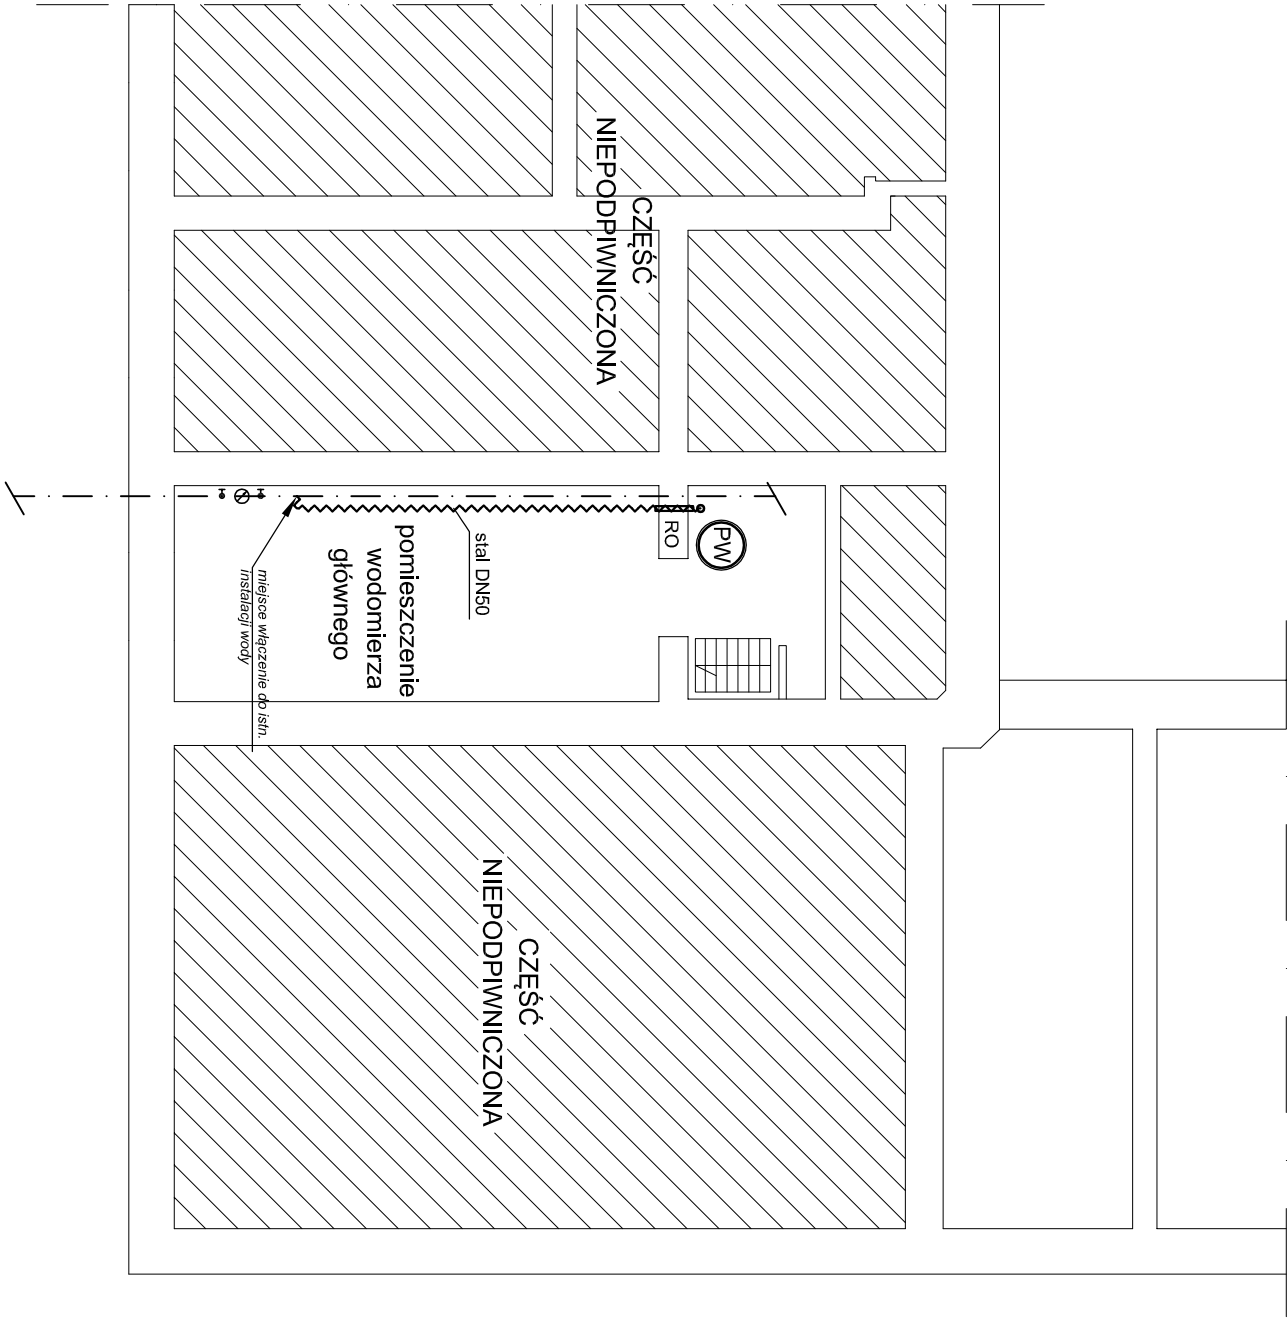

<div><div></div><div><p>PROJEKTOWANIE, NADZÓR, WYKONAWSTWO, PORADY I EKSPERTYZY TECHNICZNE</p><p>sieci, instalacje i urządzenia sanitarne, gazowe, wentylacja i klimatyzacja, oczyszczalnie ścieków</p><p>Januszowice 130, 32 - 090 Stomniaki</p><p>tel/fax 0172 388 00 40, kom. 693 832 166 e-mail: biuro@prokowan2.pl www.prokowan2.pl</p><p>Biurowiec Kraków 31 - 831, ul. Fatimska 21/A41</p></div></div>			
inwestor:	ZARZĄD BUDYNKÓW KOMUNALNYCH	studium:	PROJEKT WYKONAWCZY
	UL. BOLESŁAWA CZERWIŃSKIEGO 16		
	31-319 KRAKÓW		
inwestycja:	Budowa wewnętrznej instalacji centralnej ciepłej wody użytkowej w budynku mieszkальnym wielorodzinnym	branża:	SANITARNA
	ul. Limanowskiego 4 w Krakowie, dz. nr 351, obr. 13 Podgórze		
temat rys:	INSTALACJA C.W.U. - RZUT PIWNIC	skala:	1:100
projektował:	mgr inż. ANDRZEJ KADZIELA	nr rys.:	02
	Upř. nr 171/99		
opracował:	mgr inż. KATARZYNA PŁONKA		
sprowadził:	mgr inż. RAFAŁ KADZIELA	data:	CZERWIEC 2017
	MAP/0234/POOS/13		