



 






INSTALACJA C.W.U. - RZUT PIĘTRA III


SKALA 1:100


 
LEGENDA:

- (P1)** - projektowany pion ciepłej wody i cyrkulacji
- 20 x 2,0** - projektowana instalacja ciepłej wody rury wielowarstwowe PE-HT/AL/PE-RT
- 16 x 2,0** - projektowana instalacja cyrkulacji rury wielowarstwowe PE-HT/AL/PE-RT
-  - projektowana szafka pod zestaw wodomierzowy zabudowa pozioma
-  - projektowany wodomierz ciepłej wody DN 15, Q=1,6m3/h
-  - projektowany zawór kulowy DN 15
-  - projektowany zawór zwrotny DN 15
- RO**  - rura ochronna
- 1**  - numer mieszkania
- Ku**  - kuchnia
- Ła**  - łazienka
- PK**  - pokój
- PG** - piecyk gazowy łazienkowy /do demontażu/

UWAGA:

Sprawdzić przebieg kominów - szachtów kominowych, w których montowane będą piony wody ciepłej i cyrkulacyjnej

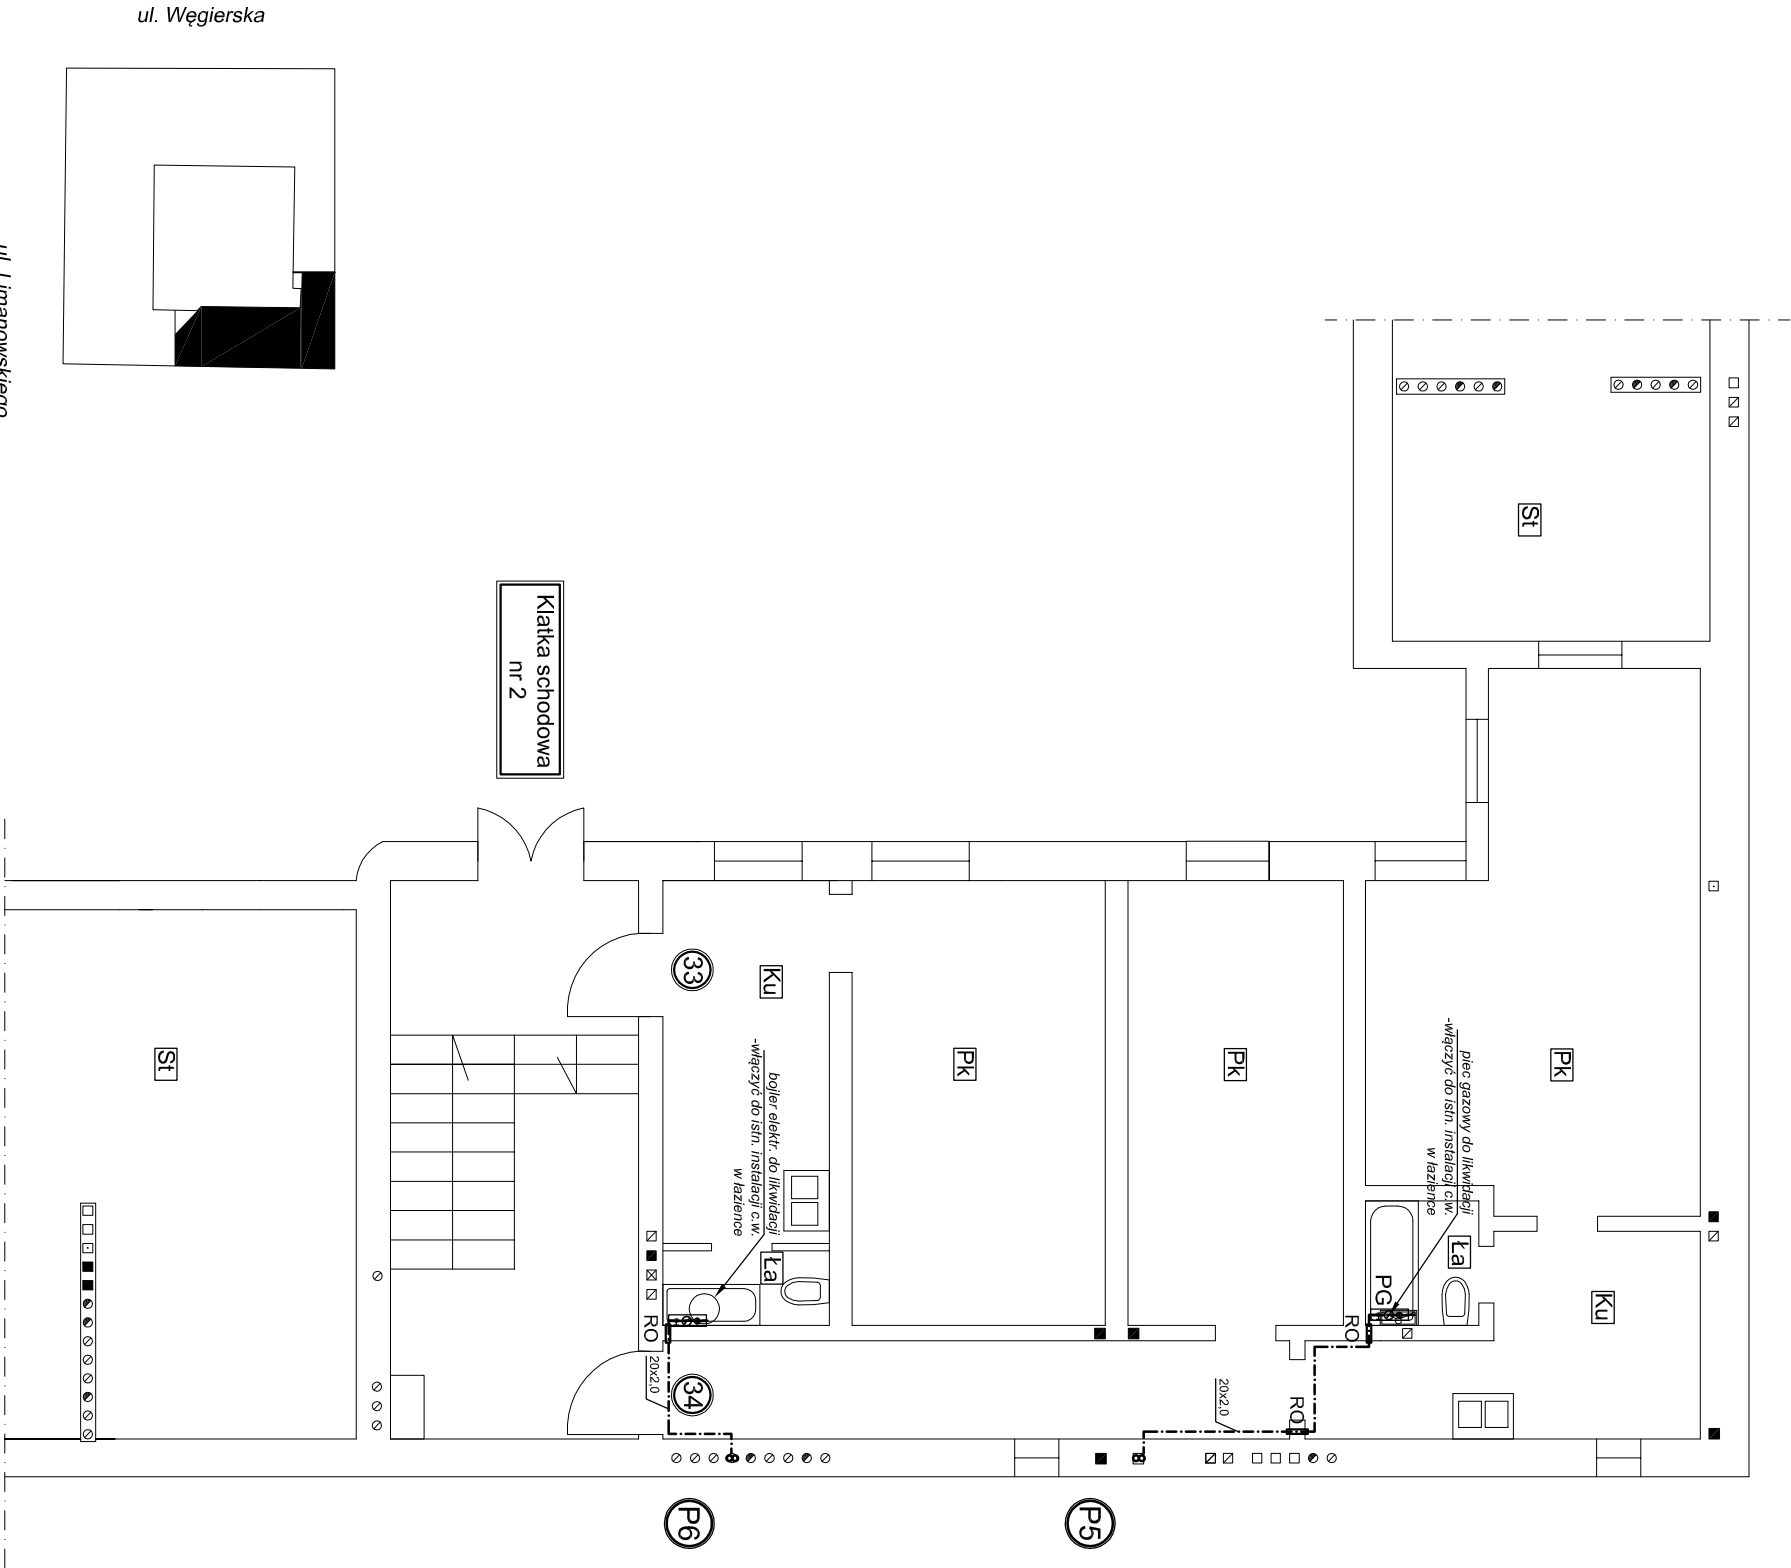

<div></div> <div>PROJEKTOWANIE, NADZÓR, WYKONAWSTWO, PORADY I EKSPERTYZY TECHNICZNE sieci, instalacje i urządzenia sanitarne, gazowe, wentylacja i klimatyzacja, oczyszczalnie ścieków Januszowice 130, 32 - 090 Słomniki tel/fax (012) 388 00 40, kom. 693 832 166 e-mail: biuro@prokolan2.pl www.prokolan2.pl Biuro: Kraków 31 - 831, ul. Fajnska 21A/1</div>			
inwestor:	ZARZĄD BUDYNKÓW KOMUNALNYCH UL. BOLESŁAWA CZERWIŃSKIEGO 16 31-319 KRAKÓW	stadium:	PROJEKT WYKONAWCZY
inwestycja:	Budowa wewnętrznej instalacji ciepłej wody użytkowej w budynku mieszkalnym wielorodzinnym ul. Limanowskiego 4 w Krakowie, dz. nr 351, obr. 13 Podgórze	branża:	SANITARNA
temat rys:	INSTALACJA C.W.U. - RZUT PIĘTRA III	skala:	1:100
projektował:	mgr inż. ANDRZEJ KĄDZIELA Upr. nr 171/99	podpis:	nr rys.: 06
opracowała:	mgr inż. KATARZYNA PŁONKA	podpis:	
sprowadził:	mgr inż. RAFAŁ KĄDZIELA MAP/0234/POOS/13	podpis:	
			data: CZERWIEC 2017