 

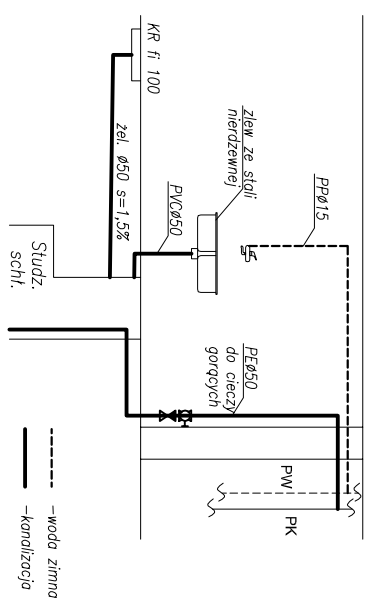



RZUT POMIESZCZENIA WĘZŁA

SKALA 1:25

Schemat instalacji wod-kan

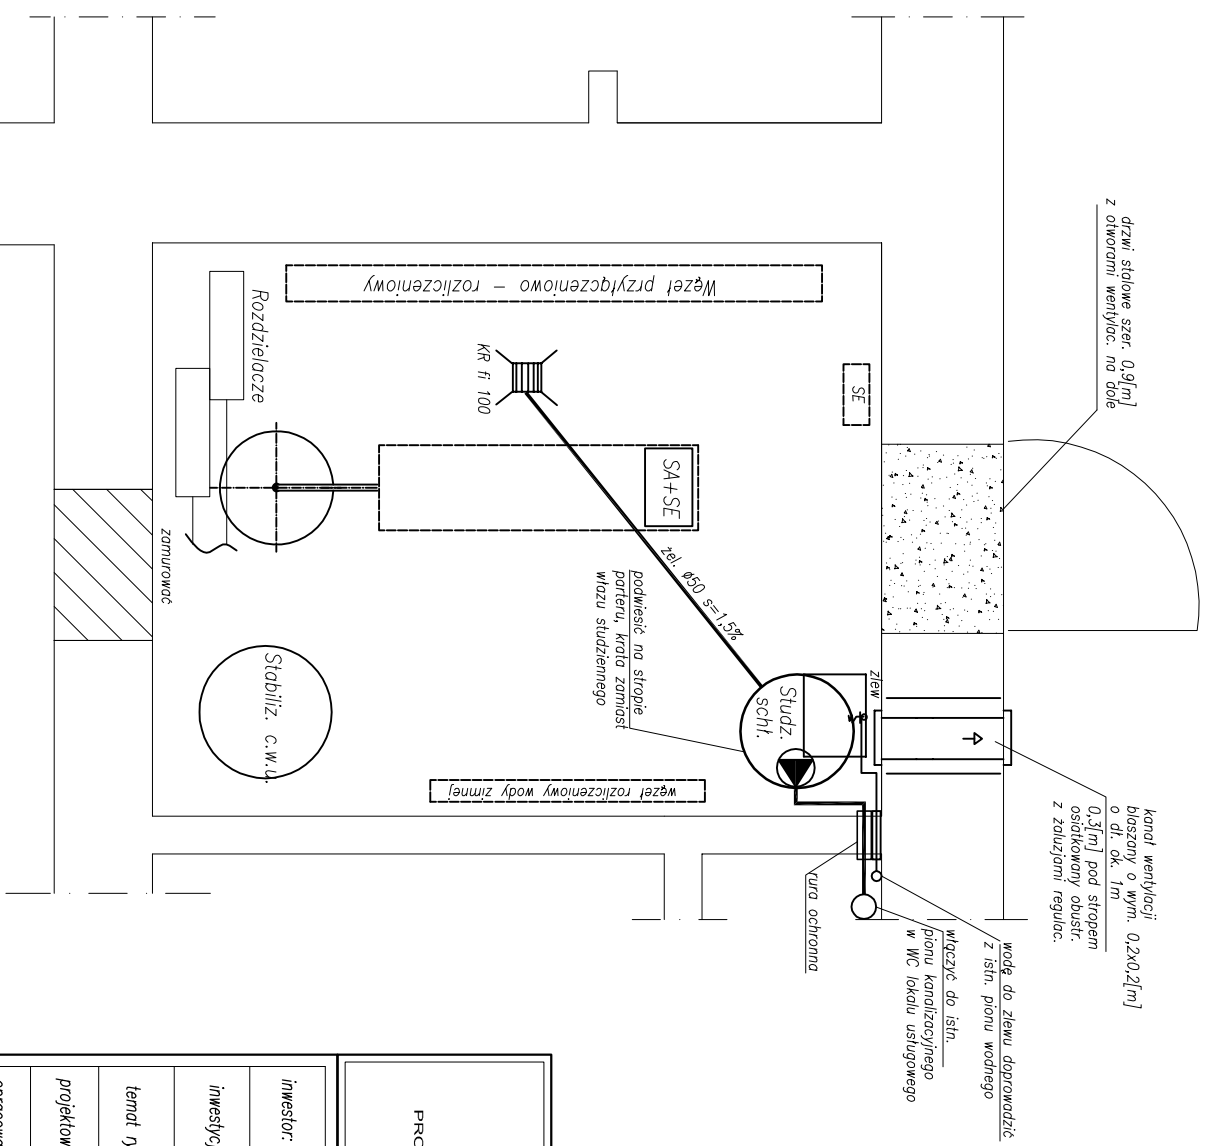

 PROJEKTOWANIE, NADZÓR, WYKONAWSTWO, PORADY I EKSPERTYZY TECHNICZNE
siec. instalacje i urządzenia sanitarne, gazowe, wentylacja i klimatyzacja, oczyszczalnie ścieków
Januszowice 130, 32 - 090 Skarżysko
tel/fax (012) 386 00 40, kom. 693 832 166 e-mail: biuro@prokowan2.pl www.prokowan2.pl
Biuro: Kraków 31 - 831, ul. Fatimska 21A/41



inwestor:	ZARZĄD BUDYNKÓW KOMUNALNYCH UL. BOLESŁAWA CZERWIŃSKIEGO 16 31-319 KRAKÓW	stadium:	PROJEKT WYKONAWCZY
inwestycja:	Budowa wewnętrznej instalacji C.O. i C.W.U. w budynku miesz. wielorodzinnym- Przygotowanie pomieszczenia węzła ciepłego ul. Limanowskiego 4 w Krakowie, dz. nr 351, obr. 13 Podgórze	branża:	SANITARNA
temat rys:	RZUT POMIESZCZENIA WĘZŁA WYTTCZNE BRANŻOWE	skala:	1:25
projektował:	mgr inż. ANDRZEJ KADZIELA Upr. nr 171/99	podpis:	01
opracował:	mgr inż. KATARZYNA PŁONKA	podpis:	
sprawił:	mgr inż. RAFAŁ KADZIELA MAP/0234/POOS/13	data:	CZERWIEC 2017