



 


SKALA 1:100

LEGENDA:

- g
 - zasilanie c.o. - rury prowadzone górną pod stropem
 - rury stalowe ocynkowane
 - g
 - powrót c.o. - rury prowadzone górną pod stropem
 - rury stalowe ocynkowane
 - pion instalacji c.o.
 - 
 - rura ochronna
 - RO 
 - punkt stały na głównych poziomach instalacji c.o.
 - ~~PS~~
 - lokalizacja zaworów podpiwnych
 - Z

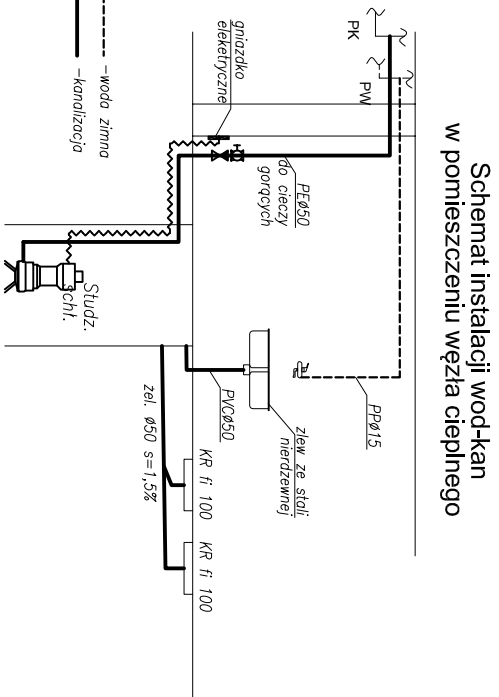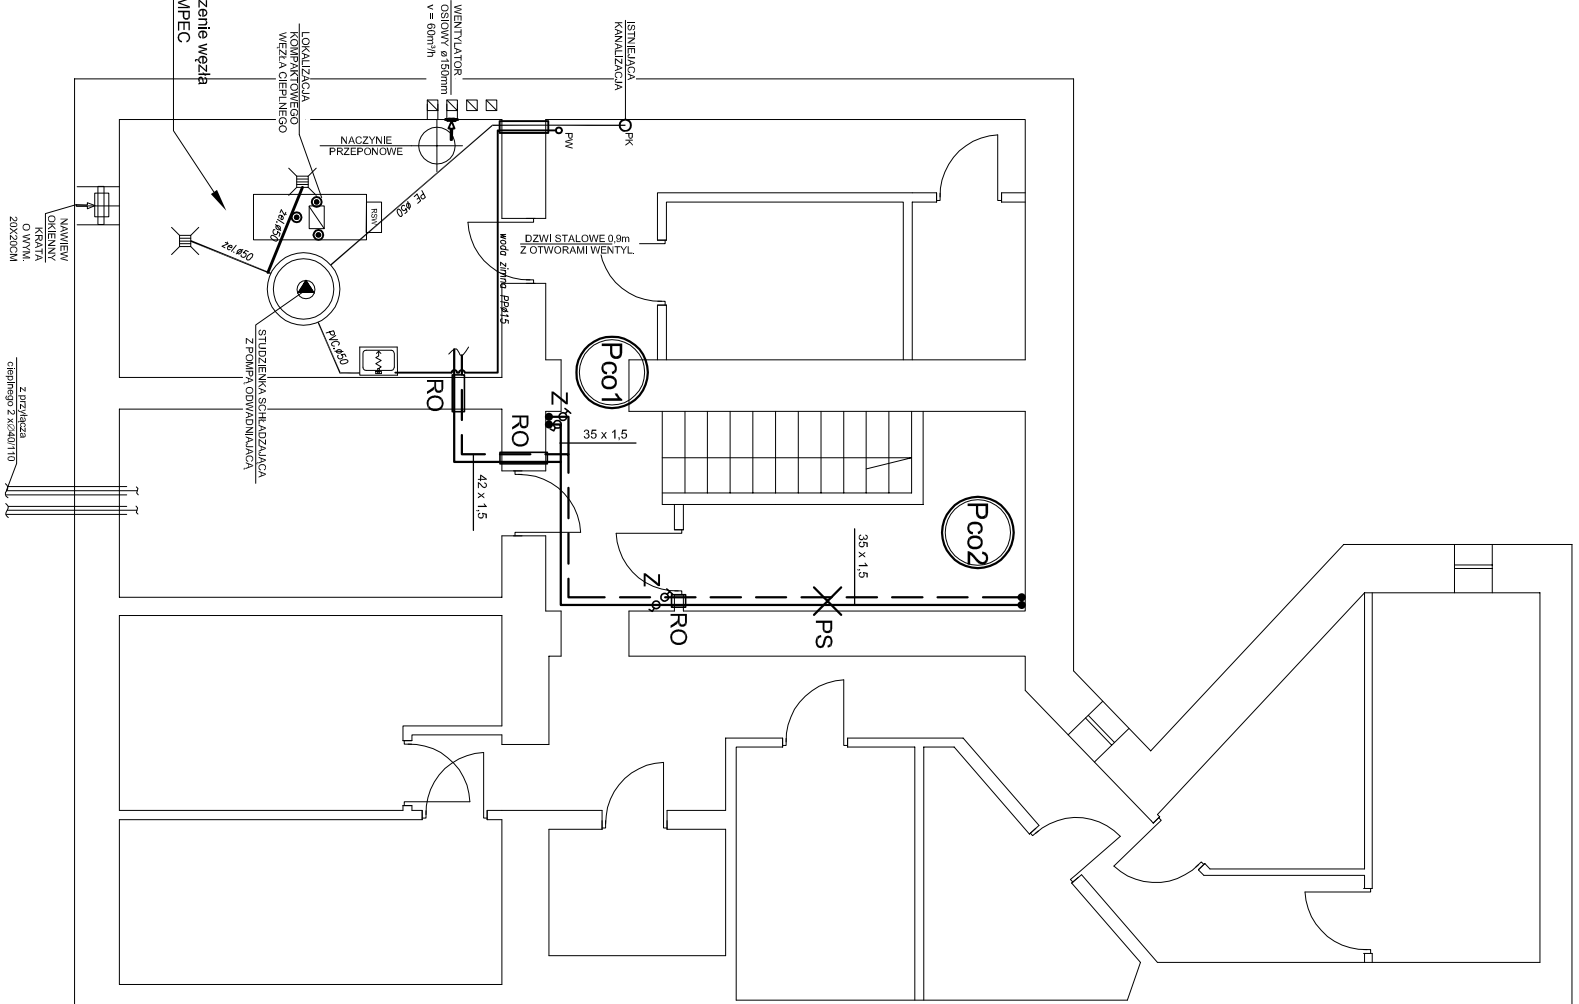

	
<p>PROJEKTOWANIE, NADZÓR, WYKONAWSTWO, PORADY I EKSPERTYZY TECHNICZNE sieci, instalacje i uzadatenia sanitarne, gazowe, wentylacja i klimatyzacja, oczyszczalnie ścieków Januszowka 130, 32 - 090 Słomniki tel./fax (012) 388 00 40, kom. 693 832 166 e-mail: biuro@prokowna2.pl www.prokowna2.pl Biuro: Kraków 31 - 831, ul. Fatimska 21A/41</p>	
inwestor: ZARZĄD BUDYNKÓW KOMUNALNYCH UL. BOLESŁAWA CZERWIŃSKIEGO 16 31-319 KRAKÓW	studium: PROJEKT WYKONAWCZY
inwestycja: Budowa wewnętrznej instalacji centralnego ogrzewania w budynku mieszkalnym wielorodzinnym ul. Wielopole 4 w Krakowie, dz. nr 48, obr. 216 j.ew. Śródmieście	branża: SANITARNIA
temat rys: INSTALACJA C.O. - RZUT PIWNIĆ	skala: 1:100
projektował: mgr inż. ANDRZEJ KĄDZIELA Upr. nr 171/199	nr rys: 02
opracował: mgr inż. KATARZYNA PŁONKA	data: CZERWIEC 2017
sprawił: mgr inż. RAFAŁ KĄDZIELA MAP/0234/POOS/13	podpis:
	podpis: