



INSTALACJA C.O. - RZUT PIĘTRA II


SKALA 1:100

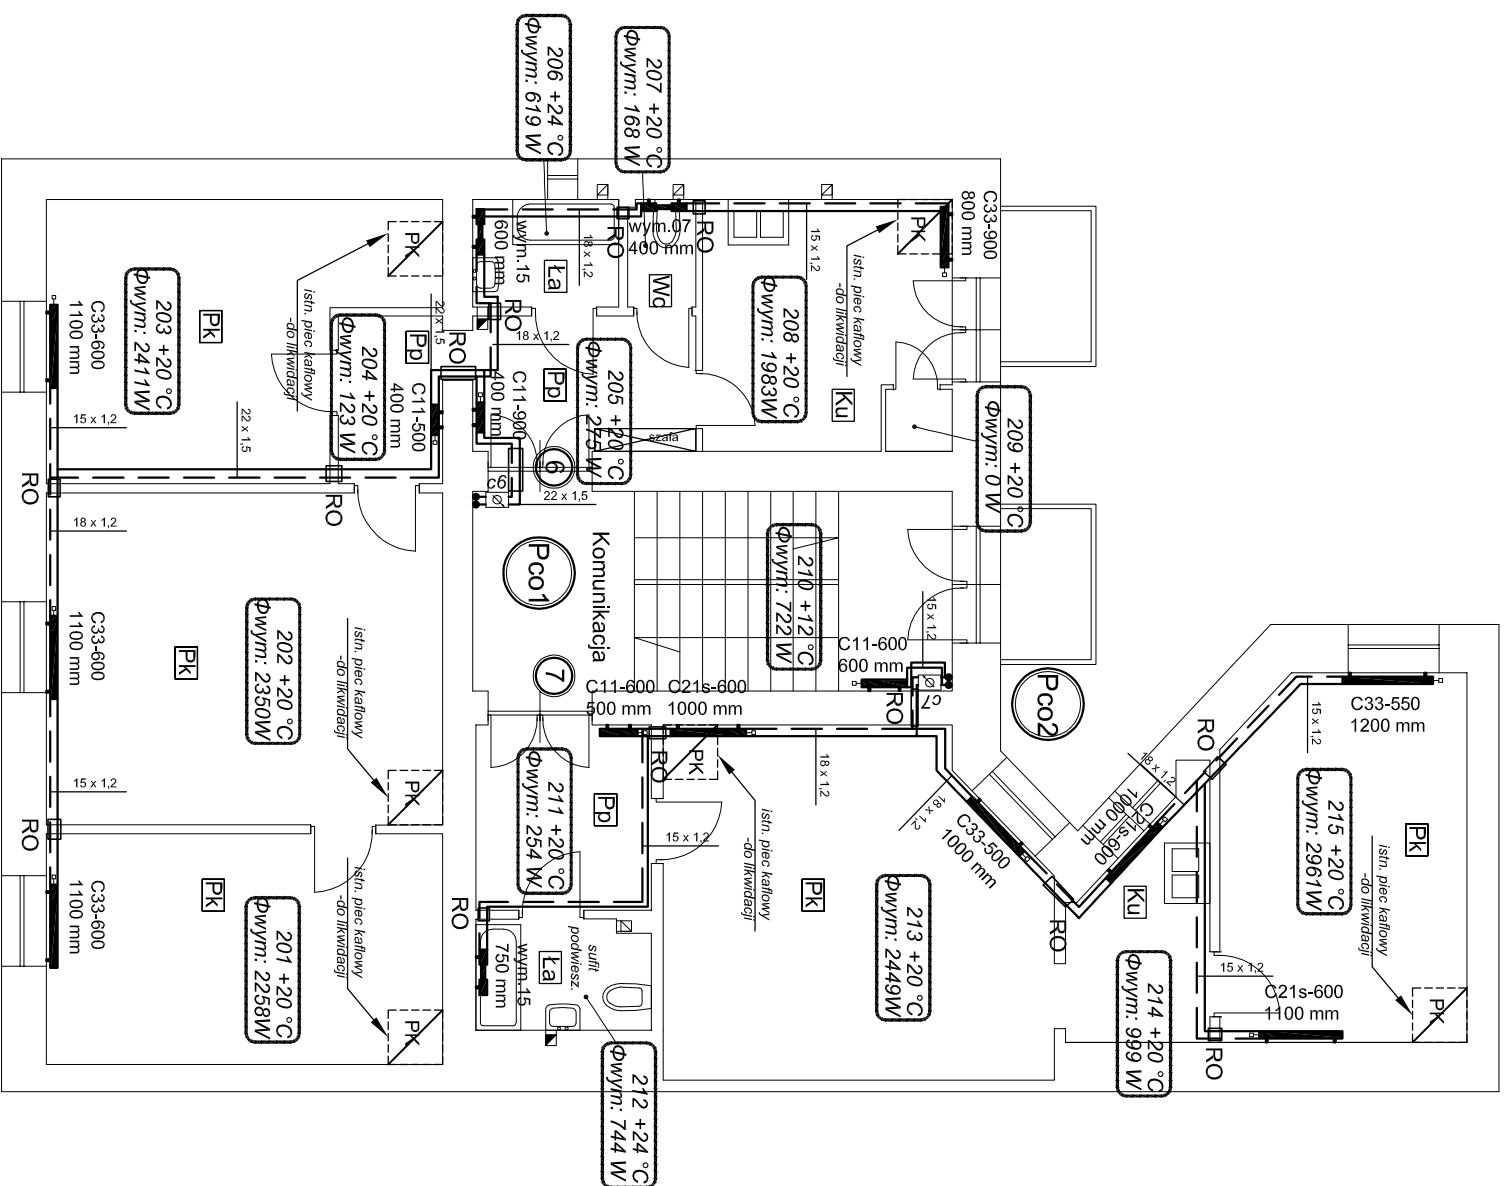



LEGENDA:


- 103 +20 °C
 Φ_{wym.}: 866 W


















- 
 67
- numer mieszkania
 - kuchnia
 - łazienka
 - pokój
 - pom. gospodarcze
 - piec kaflowy /do likwidacji/
 - lokalizacja indywidualnego ciepłomierza

PROJEKTOWANIE, NADZÓR, WYKONANSTWO, PORADY I EKSPERTYZY TECHNICZNE

sieci, instalacje i urządzenia sanitarno- , gazowe, wentylacja i klimatyzacja, oczyszczalnie ścieków

Januszowice 130, 32-080 Siemiel

tel./fax (012) 368 00 40, kom. 693 832 166 e-mail: biuro@prokolimn.pl www.prokolimn2.pl

Biuro: Kraków, 31 - 631, ul. Fatimka 21A/41

ZARZĄD BUDYNKÓW KOMUNALNYCH UL. BOLESŁAWA CZERWIŃSKIEGO 16 31-319 KRAKÓW		stadium: PROJEKT WYKONAWCZY
inwestor:	branża: SANITARNIA	
inwestycja: Budowa wewnętrznej instalacji centralnego ogrzewania w budynku mieszkalnym wielorodzinnym ul. Wiebtoro 4 w Krakowie, dz. nr 48, obr. 216, j.e.w. Śródmieście	skala: 1:100	
temat rys: INSTALACJA C.O. - RZUT PIĘTRA II	nr rys.: 05	
projektował: mgr inż. ANDRZEJ KĄDZIELA Upr. nr 171/99	podpis:	
opracował: mgr inż. KATARZYNA PŁONKA	podpis:	
opracował:	data:	
sporządził: mgr inż. RAFAŁ KĄDZIELA MAP/0234/POOS/13	opracował:	CZERWIEC 2017