

INSTALACJA C.O. - RZUT PIĘTRA III

SKALA 1:100

LEGENDA:

- g

- zasilanie c.o. - rury prowadzone górą pod stropem

rury stalowe ocynkowane
- g

- powrót c.o. - rury prowadzone górą pod stropem

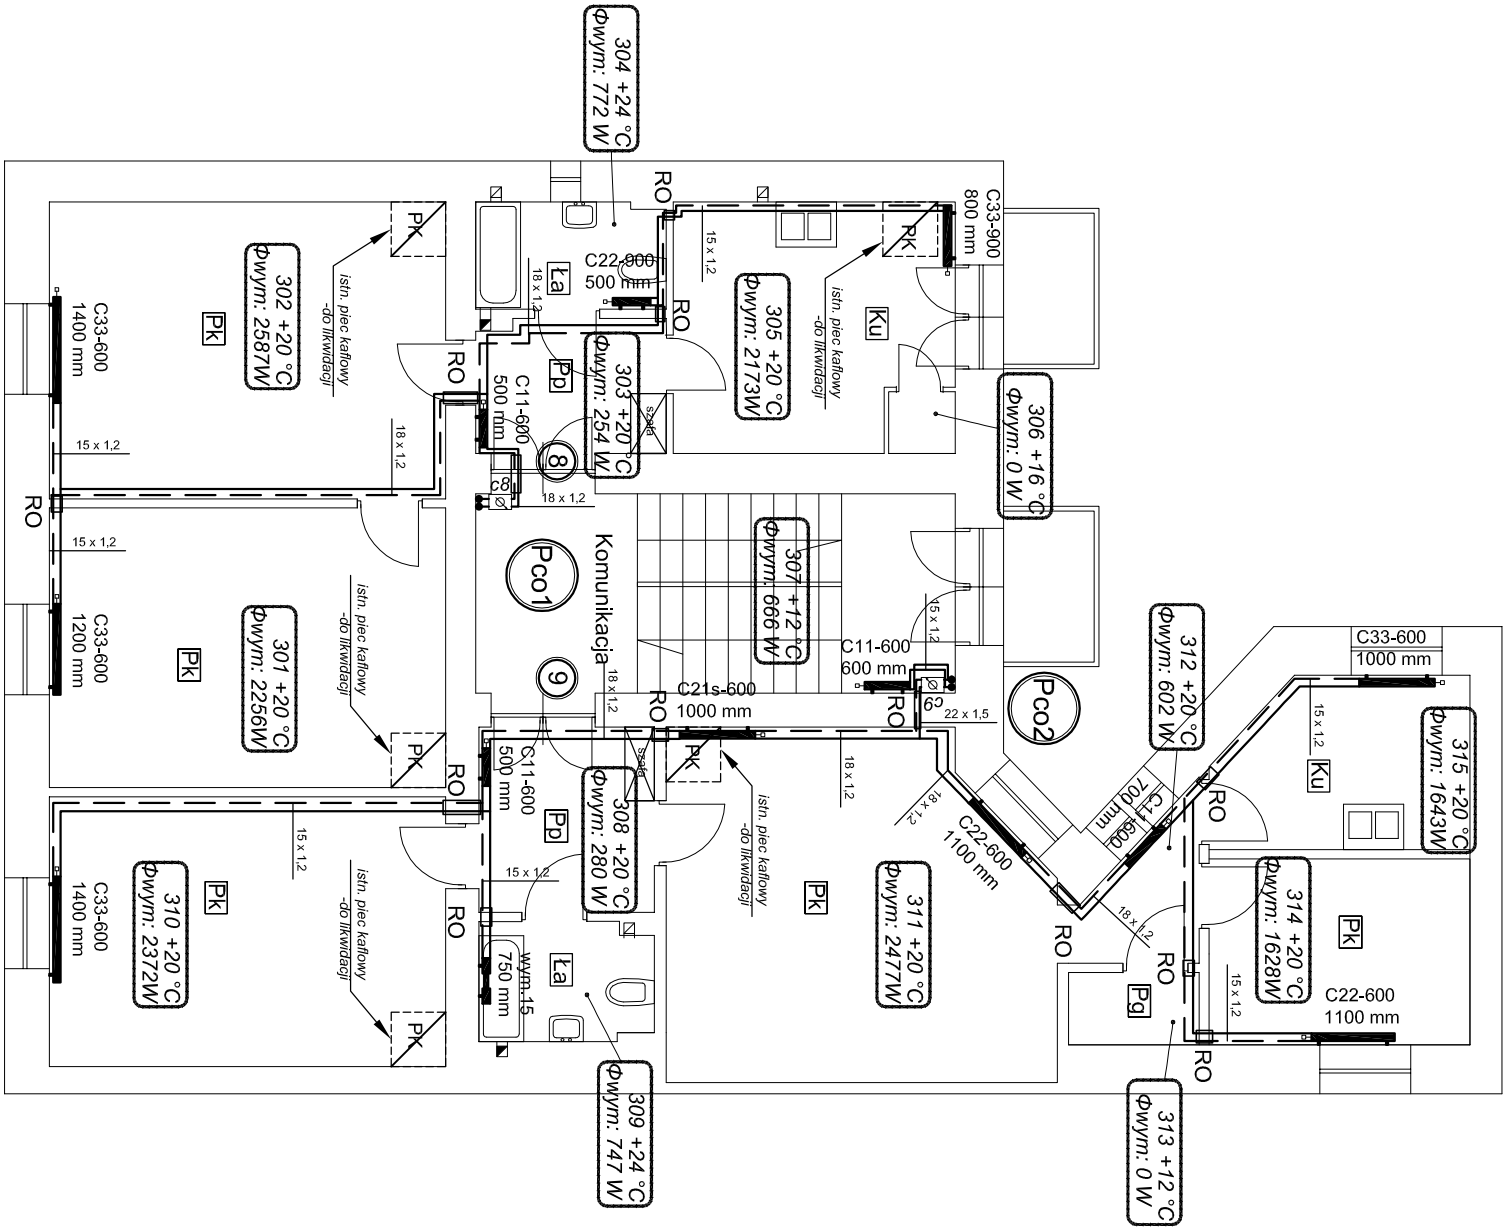
rury stalowe ocynkowane
- Pco1

 
 
- pion instalacji c.o.
- grzejnik stalowy płytowy

- grzejnik stalowy łazienkowy (drabinkowy)
- RO

- rura ochronna
- 103 +20 °C
Φwym.: 866 W

nr pomieszczenia/temp. w pomieszczeniu
obliczeniowe zapotrzebowanie na moc cieplną



<div><div></div><div><p>PROJEKTOWANIE, NADZÓR, WYKONAWSTWO, PORADY I EKSPERTYZY TECHNICZNE</p><p>sieci, instalacje i urządzenia sanitarne, gazowe, wentylacja i klimatyzacja, oczyszczalnie ścieków</p><p>Januszowka 130, 32 - 090 Stomniaki</p><p>tel/fax (012) 388 00 40, kom. 693 832 166 e-mail: biuro@prokowan2.pl www.prokowan2.pl</p><p>Biurowiec Kraków 31 - 831, ul. Fajnska 21A/41</p></div></div>			
inwestor:	ZARZĄD BUDYNKÓW KOMUNALNYCH UL. BOLESŁAWA CZERWIŃSKIEGO 16 31-319 KRAKÓW	stadium:	PROJEKT WYKONAWCZY
inwestycja:	Budowa wewnętrznej instalacji centralnego ogrzewania w budynku mieszkalnym wielorodzinnym ul. Wietorao 4 w Krakowie, dz. nr 48, obr. 216 j.ew. Śródmieście	branża:	SANITARNA
temat rys:	INSTALACJA C.O. - RZUT PIĘTRA III	skala:	1:100
projektował:	mgr inż. ANDRZEJ KĄDZIELA Upr. nr 171/99	podpis:	nr rys.: 06
opracowała:	mgr inż. KATARZYNA PŁONKA	podpis:	
sprowadził:	mgr inż. RAFAŁ KĄDZIELA MAP/0234/POOS/13	podpis:	
		data:	CZERWIEC 2017