

# INSTALACJA C.O.- RZUT PIĘTRA IV

## SKALA 1:100

LEGENDA:

- 103 + 20 °C  
Φwym.: 866 W

RO □

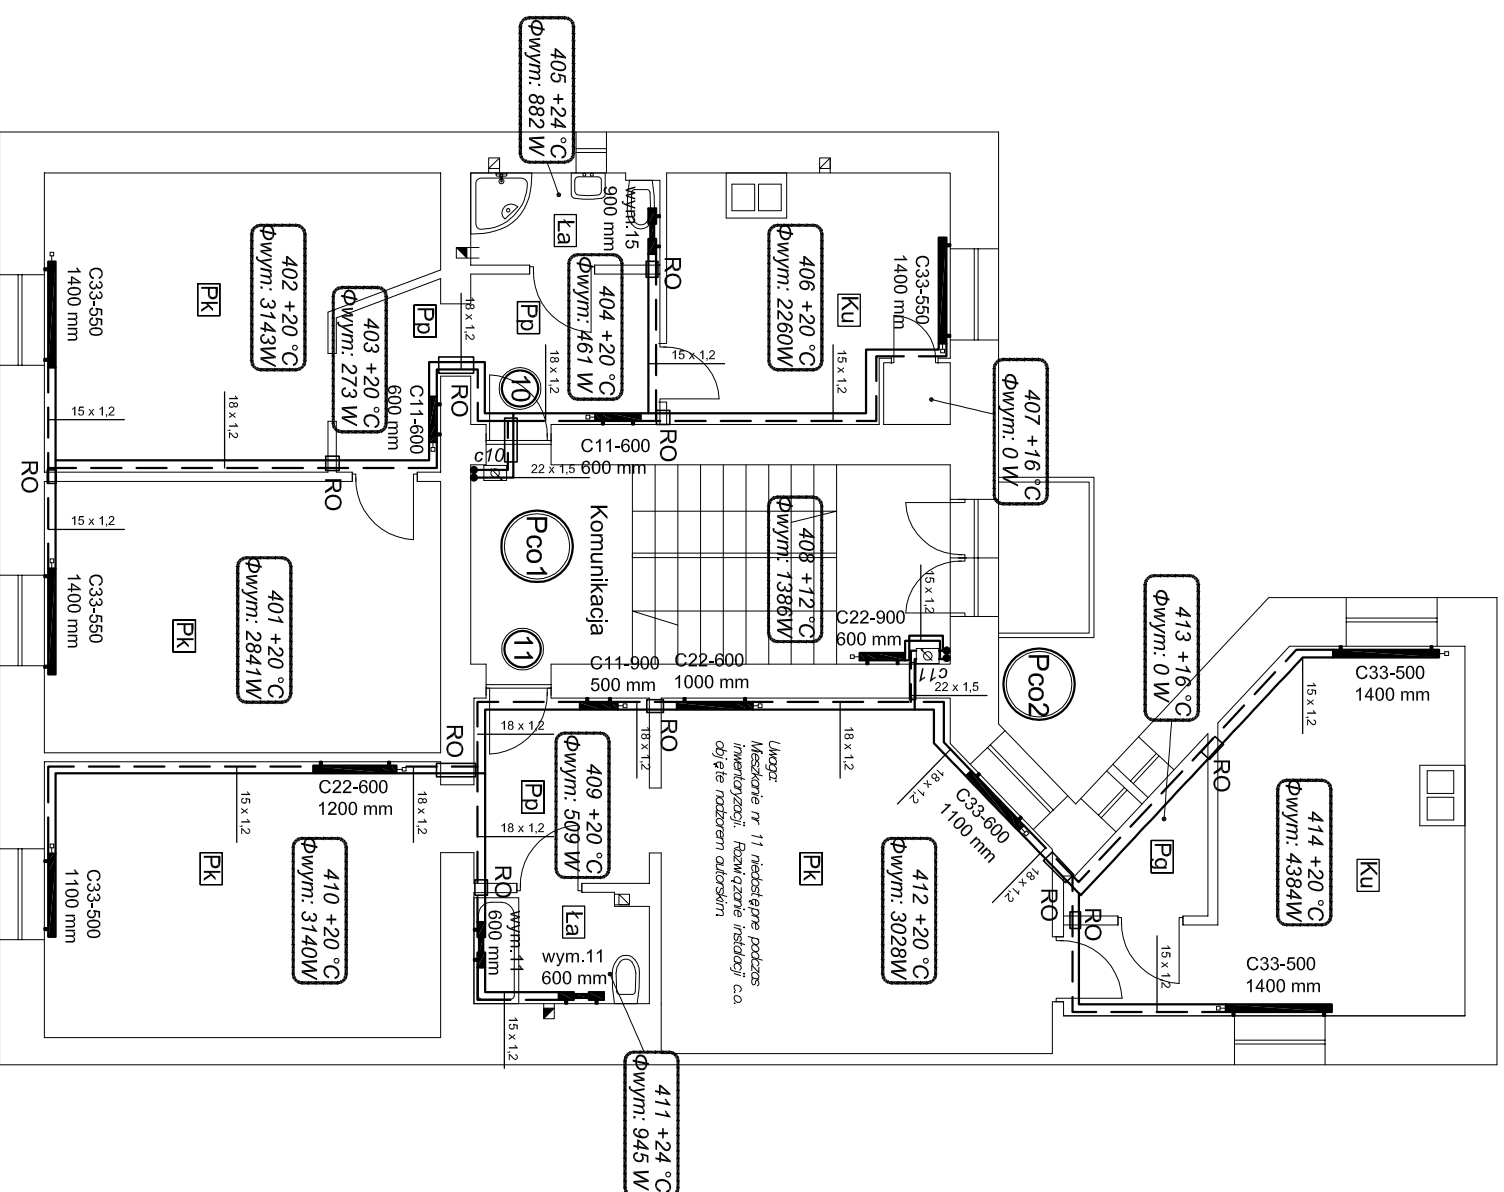
g

PCO1

 
 
  - zasilanie c.o. - rury prowadzone górą pod stropem
  - rury stalowe ocynkowane
  - powrót c.o. - rury prowadzone górą pod stropem
  - rury stalowe ocynkowane
  - pion instalacji c.o.
  - grzejnik stalowy płytowy
  - grzejnik stalowy łazienkowy (drabinkowy)
  - rura ochronna

nr pomieszczenia/temp. w pomieszczeniu  
obliczeniowe zapotrzebowanie na moc cieplną

- 1 - numer mieszkania
  - Ku - kuchnia
  - Ła - łazienka
  - Pk - pokój
  - Pg - pom. gospodarcze
  - Pk - piec kaflowy /do likwidacji/
  - lokalizacja indywidualnego ciepłowniaka



Uwaga:  
Mieszkanie nr 10 posiadają instalację centralnego ogrzewania podłogowego.  
Decyzja o budowie zaprojektowanej instalacji, c.o. zgodnie ze stanowiskiem właściciela.

			
<p><b>PROJEKTOWANIE, NADZÓR, WYKONAWSTWO, PORADY I EKSPERTYZY TECHNICZNE</b> sieci, instalacje i urządzenia sanitarne, gazowe, wentylacja i klimatyzacja, oczyszczanie ścieków tel./fax (012) 388 00 40, kom. 693 832 166 e-mail: biuro@prokowan2.pl      www.prokowan2.pl Biuro: Kraków 31 - 831, ul. Faltinska 21A/41</p>			
<b>inwestor:</b>  ZARZĄD BUDYNKÓW KOMUNALNYCH UL. BOLESŁAWA CZERWIŃSKIEGO 16 31-319 KRAKÓW	<b>stadium:</b>  PROJEKT WYKONAWCZY		
<b>inwestycja:</b>  Budowa wewnętrznej instalacji centralnego ogrzewania w budynku mieszkalnym wielorodzinnym ul. Wietrzo 4 w Krakowie, dz. nr 48, obr. 216 i ew. Śródmieście	<b>branża:</b>  SANITARNA		
<b>temat rys:</b>  INSTALACJA C.O. - RZUT PIĘTRA IV	<b>skala:</b>  1:100		
<b>projektował:</b>  mgr inż. ANDRZEJ KADZIĘLA Upr. nr 171/99	<b>nr rys.:</b>  07		
<b>opracował:</b>  mgr inż. KATARZYNA PŁONKA	<b>data:</b>		
<b>sprowadził:</b>  mgr inż. RAFAŁ KĄDZIĘLA MAP/0234/POOS/13	<b>podpis:</b>		
<b>podpis:</b>	<b>podpis:</b>		
<b>podpis:</b>	<b>podpis:</b>		