


Mapa zawiera w swojej treści uzgodnienia Narad koordynacyjnych w zakresie lokalizacji projektowanych sieci uzbrojenia terenu.

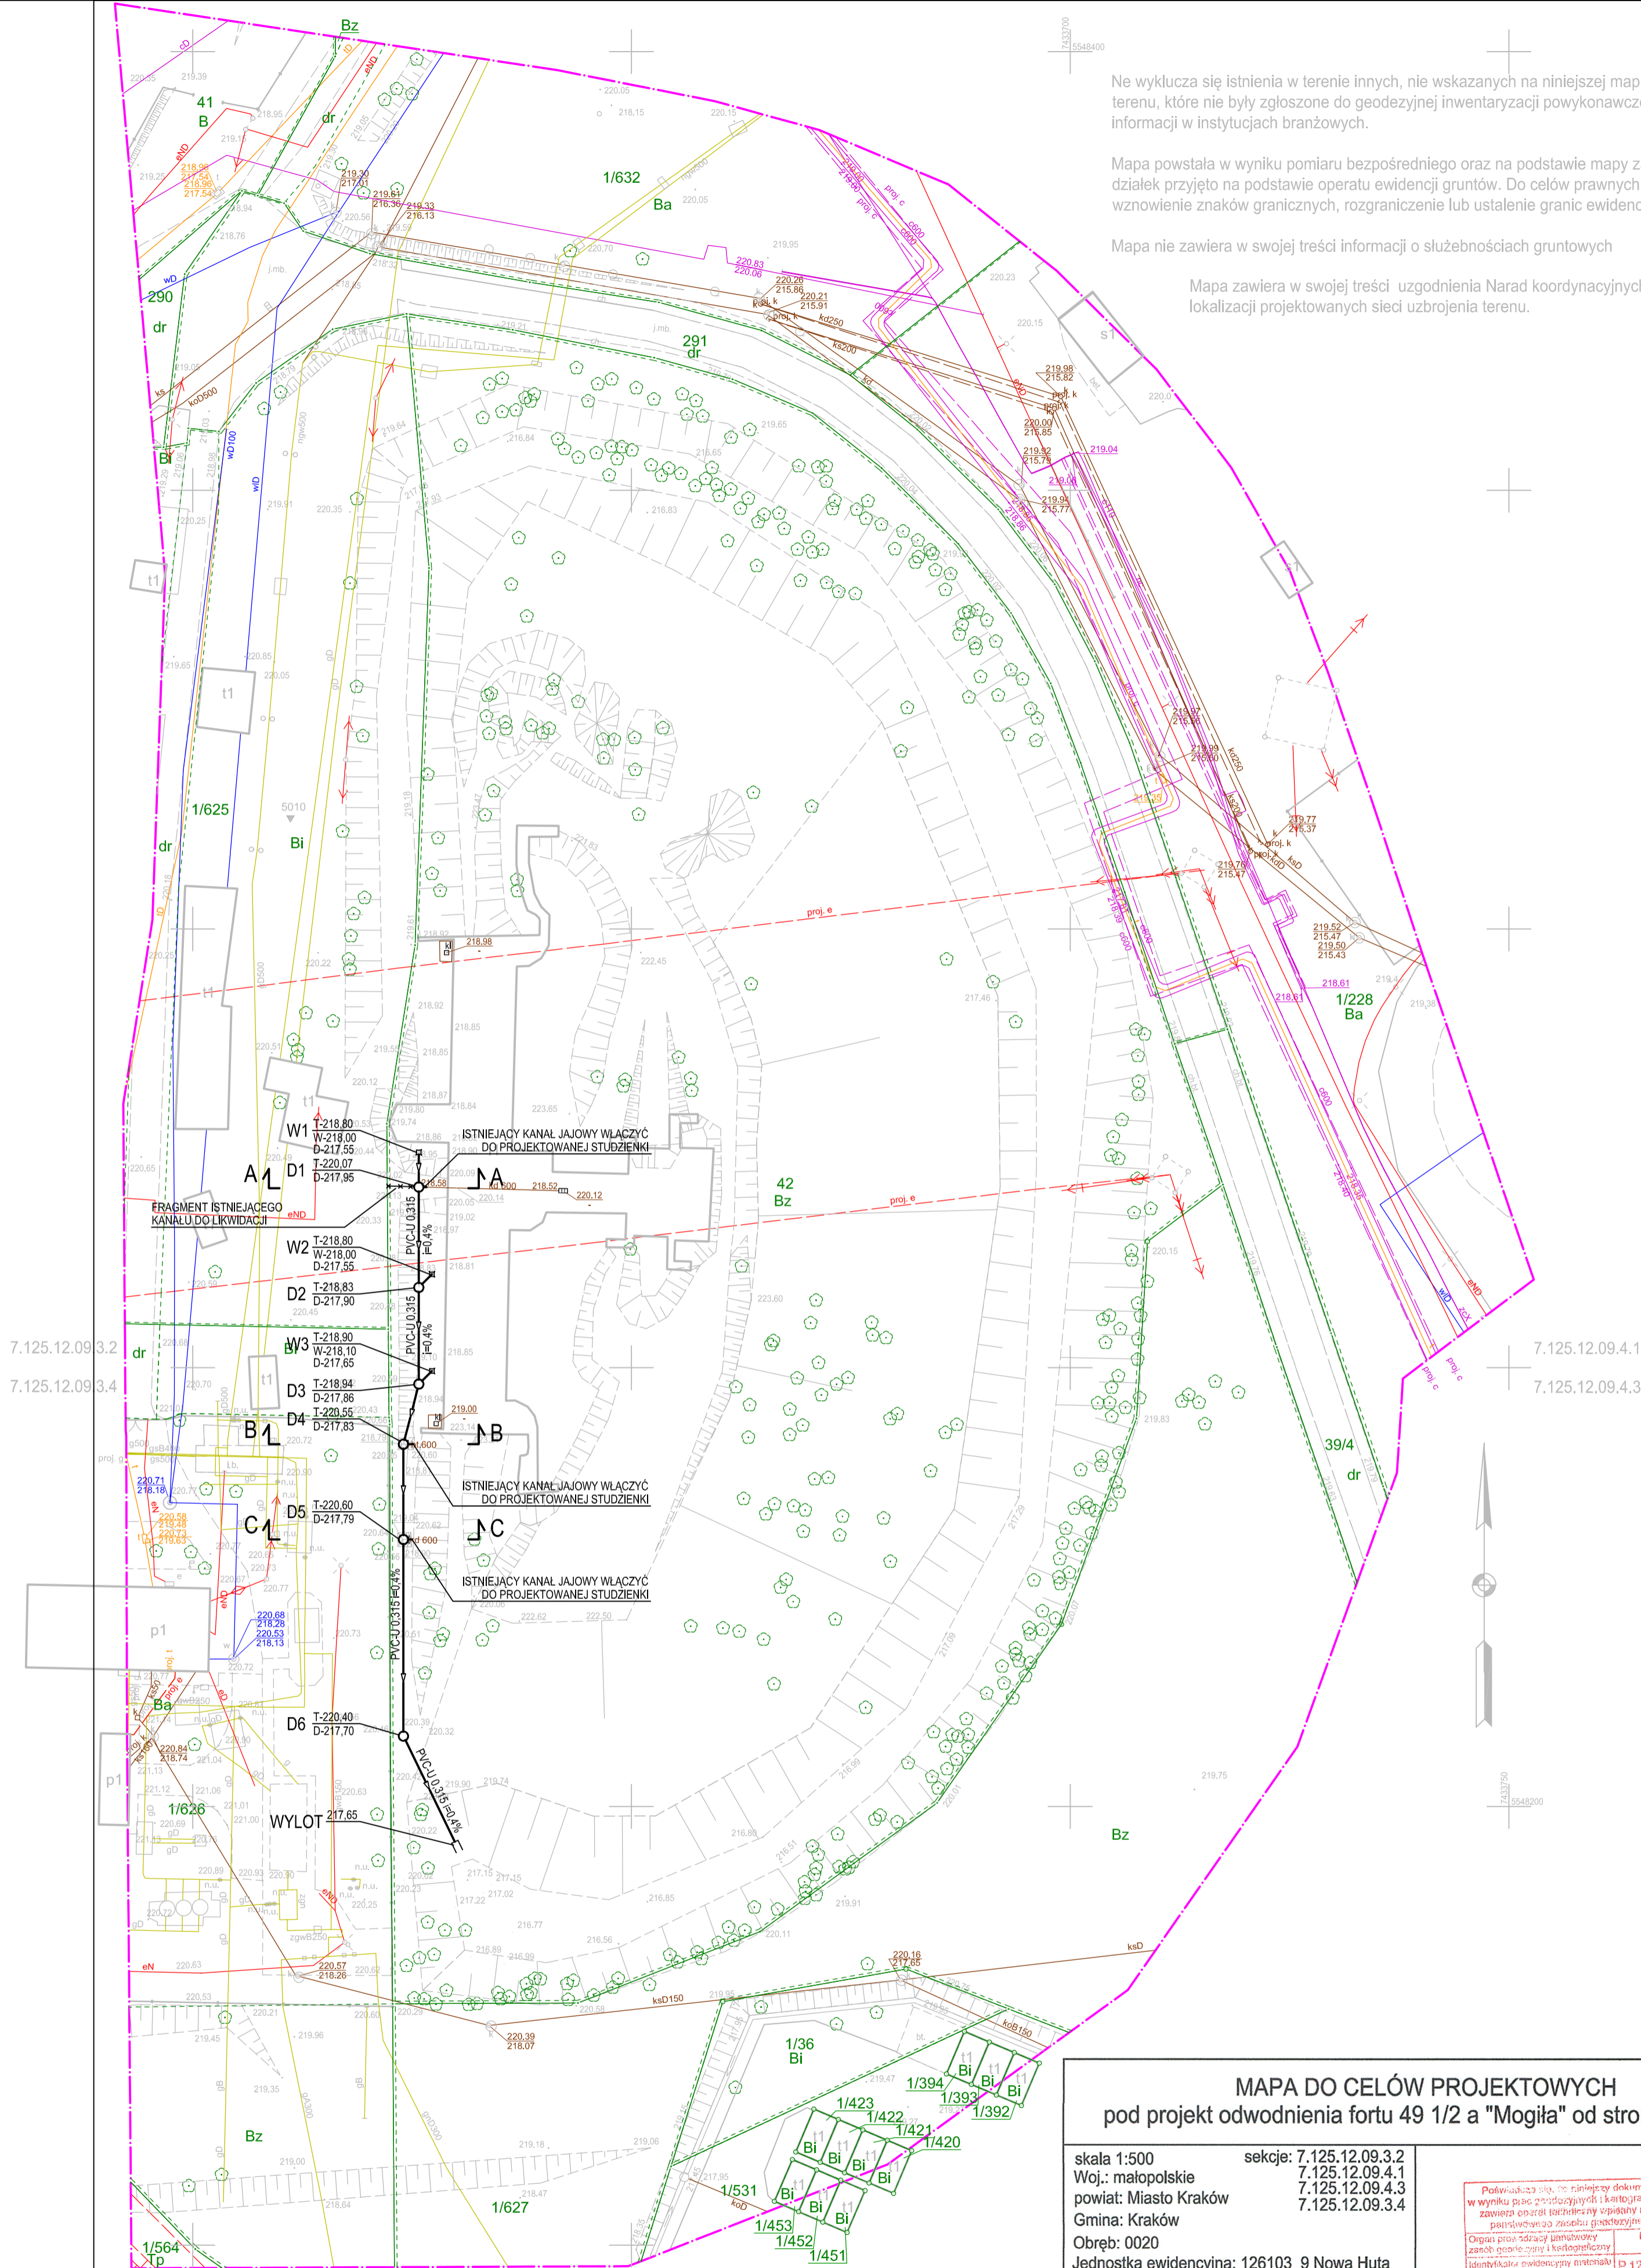

OZNACZENIA:
 INSTALACJA KANALIZACJI DESZCZOWEJ

skala 1:500	sekcje: 7.125.12.09.3.2
Woj.: małopolskie	7.125.12.09.4.1
powiat: Miasto Kraków	7.125.12.09.4.3
Gmina: Kraków	7.125.12.09.3.4
Obręb: 0020	
Jednostka ewidencyjna: 126103_9 Nowa Huta	
Dz. nr: 42	
GD-13.6640.6671.2017	

Podkreślając, że niniejszy dokument został opracowany w wyniku prac geologicznych i kartograficznych, których rezultaty zawiera opisy i załączniki sporządzone do oceny stanu materiałowego porównawczego zasobu geograficznego i kartograficznego	
Organ posiadający ujemności zasobu geograficznego i kartograficznego	PREZYDENT MIASTA KRAKÓWA
Identyfikacja merytorycznej materiału zasobu geograficznego i kartograficznego	P.1261.2017. 0.5 PAZ. 2017
Opis sposobu operacji technicznej do oceny materiałowego zasobu geograficznego i kartograficznego	PREZYDENT MIASTA KRAKÓWA
Imię, nazwisko i podpis osoby reprezentującej organ	<i>[Podpis]</i>

GEODETA
mgr inż. Oktawiusz Komenda
ul. Ks. Mariana Palego 15, 32-091 Michałowice
nr upr. 22888 tel. 660 484 486

P.P.H.U. Miktech Kurbiel Michał
ul. Ks. Mariana Palegi 23, 32-091 Michałowice
kom. 600-25-50-75
NIP 513-012-63-40, REGON 120461136

Wykonał: dn. 26.08.2017 r.

Zakres opracowania

<p style="text-align: center;">PRACOWNIA PROJEKTOWA AUGUSTYN ul. Wrocławska 37A, pok. 512, 30-011 Kraków, tel. 601 701 393, e-mail: biuro@ppaugustyn.pl</p>				
TEMAT	BUDOWA INSTALACJI KANALIZACJI OPADOWEJ WRAZ Z WYŁOTEM DO FOSY FORTECZNEJ NA DZIAŁCE NR 42, OBR. 20 JEDNOSTKA EWIDENCYJNA NOWA HUTA, PRZY FORCIE 49 12a MOGIŁA W KRAKOWIE			
OBIEKT	INSTALACJA KANALIZACJI OPADOWEJ WRAZ Z WYŁOTEM DO FOSY FORTECZNEJ NA POTRZEBY OPROWADNIENIE WOD OPADOWYCH Z FORTU 49 12a MOGIŁA ZLOKALIZOWANEGO NA DZIAŁCE OZNACZONEJ W EWIDENCJI GRUNTÓW NUMEREM 42, OBRĘB NUMER 20, JEDNOSTKA EWIDENCYJNA NOWA HUTA W KRAKOWIE			
ADRES INWESTYCJI	DZIAŁKA NR 42, OBRĘB 20, JEDNOSTKA EWIDENCYJNA NOWA HUTA PRZY FORCIE 49 12a MOGIŁA W KRAKOWIE			
INWESTOR	ZARZĄD BUDYNKÓW KOMUNALNYCH W KRAKOWIE UL. BOLESŁAWA CZERWIŃSKIEGO 16, 31-319 KRAKÓW			
FAZA	PROJEKT BUDOWLANY			
BRANŻA	SANITARNA I HYDROGEOLOGICZNA - OPERAT WODNO-PRAWNY			
PROJEKTOWAŁA	mgr inż. EWA RYMARZ-AUGUSTYN Nr upr.: MAP/0361/POOS/08			
WSPÓŁPRACA	mgr inż. KAMIL WCIŚŁO			
SPRAWDZIŁ	inż. MARCIN AUGUSTYN Nr upr.: MAP/0124/POOS/07			
TEMAT RYSUNKU	ZAGODOPODAROWANIE TERENU DLA INSTALACJI KANALIZACJI OPADOWEJ			
SKALA	1:500	DATA	16.10.2017	NR.RYS PZT S 01