


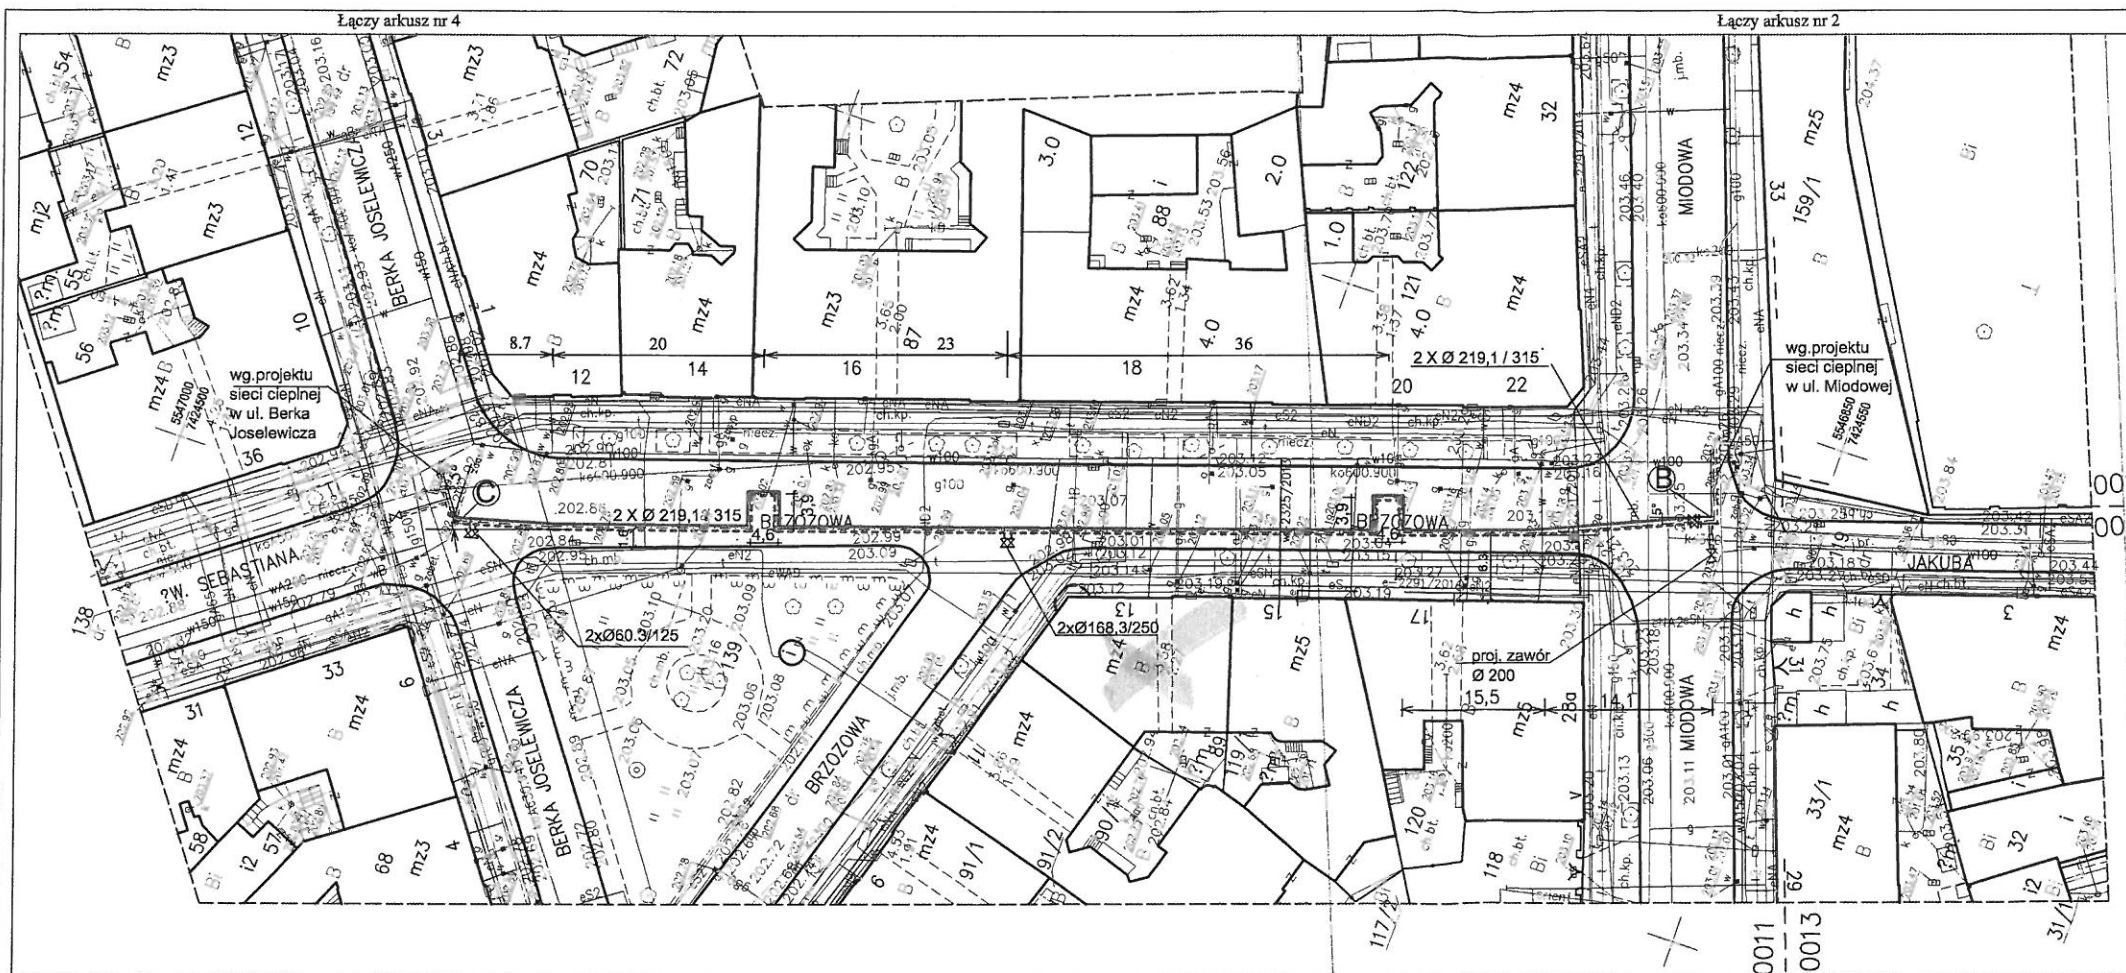

LEGENDA

----- trasa projektowanej sieci
cieplnej 2xØ 219,1 / 315

UWAGI

1. Punkt „B” początek trasy sieci ciepłej
2. Zakres projektowanej sieci ciepłej
2 x Ø219,1/315 od pkt. „B” do pkt. „C”
3. Zwymiarowanie dotyczy osi sieci
ciepłej
4. Posostałe dane dotyczące realizacji
sieci ciepłej w części opisowej i na
pozostałych rysunkach

Nr KERG : 2511-1893/2015

Arkusz nr 3

MAPA DO CELÓW PROJEKTOWYCH

Skala 1:500
woj: małopolskie
m. Kraków

Sekcje : 7.125.11.13.4.4,
7.125.11.18.2.2,
7.125.11.19.1.1.

126105_9 Śródmieście, obręb nr 0011, 0017

PRZEDMIOT AKTUALIZACJI :

Obręb nr 0011- działki nr 132, 135/2, 137, 139, 140/2, 140/4;
Obręb nr 0017- działka nr 276/4

--- oznaczenie zakresu opracowania

Układ współrz. : "2000- strefa 7."
Układ wysokości : KRONSTADT 86

Stan na dzień : 04-11-2015 r.
Data opracowania : 09-11-2015 r.

2511-1893/15
22 GRU 2015



Nie wyklucza się istnienia w terenie innych sieci uzbrojenia, które nie zostały zinwentaryzowane.
Brak obowiązującego Miejsowego Planu Zagospodarowania Przestrzennego.

Wkreślono na mapę projektowane, uzgodnione sieci uzbrojenia terenu.

Nie badano służebności gruntowych.


Granice działek na podstawie cyfrowej mapy ewidencyjnej.

Sporządził: "MAZUR GEO" Marcin Mazur
os. Sirosia 14/38
31-609 Kraków
mgr inż. Marcin Mazur
nr upr. 21702

MAZUR GEO

mgr inż. Marcin Mazur
os. Sirosia 14/38
31-609 Kraków
tel. 79 25 86 16 00
e-mail: m.mazur@mazurgeo.pl

PODETAUPRAWNIONY
mgr inż. Marcin Mazur
os. Sirosia 14/38
31-609 Kraków
tel. 79 25 86 16 00
e-mail: m.mazur@mazurgeo.pl

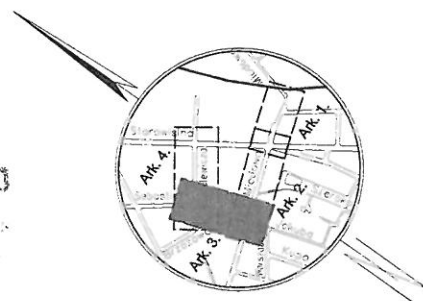

PR0 - CEZ s.c.	PRACOWNIA PROJEKTOWA GOSPODARKI CIEPŁEJ I TERENÓW ZIELENI 30-110 KRAKÓW UL. KRASZEWSKIEGO 36 TEL/FAX 12 427 24 59									
	AUTOR PROJEKTU	PODPIS	OBJEKT	ADRES	INWESTOR	ADRES	TRZECI	BRANŻA	STADIUM	DATA
	inż. TADEUSZ PIETRUCHA Upr. Nr. 248/78		Projektowana sieć ciepłota 2 x Ø 219,1/315 Kraków ul. Brzozowa	Kraków ul. Brzozowa	Miejskie Przedsiębiorstwo Energetyki Ciepłej S.A. w Krakowie 30-969 Kraków ul. Jana Pawła II 188	30-969 Kraków ul. Jana Pawła II 188	Trasa sieci co - Sytuacja	Ciepłownictwo	Projekt wykonawczy	VIII-2016
	SPRAWDZAJĄCY	PODPIS								
	mgr inż. PIOTR WOŁOCH RP-Upr. 18093									

SKALA 1: 500 NR. RYS. 1