





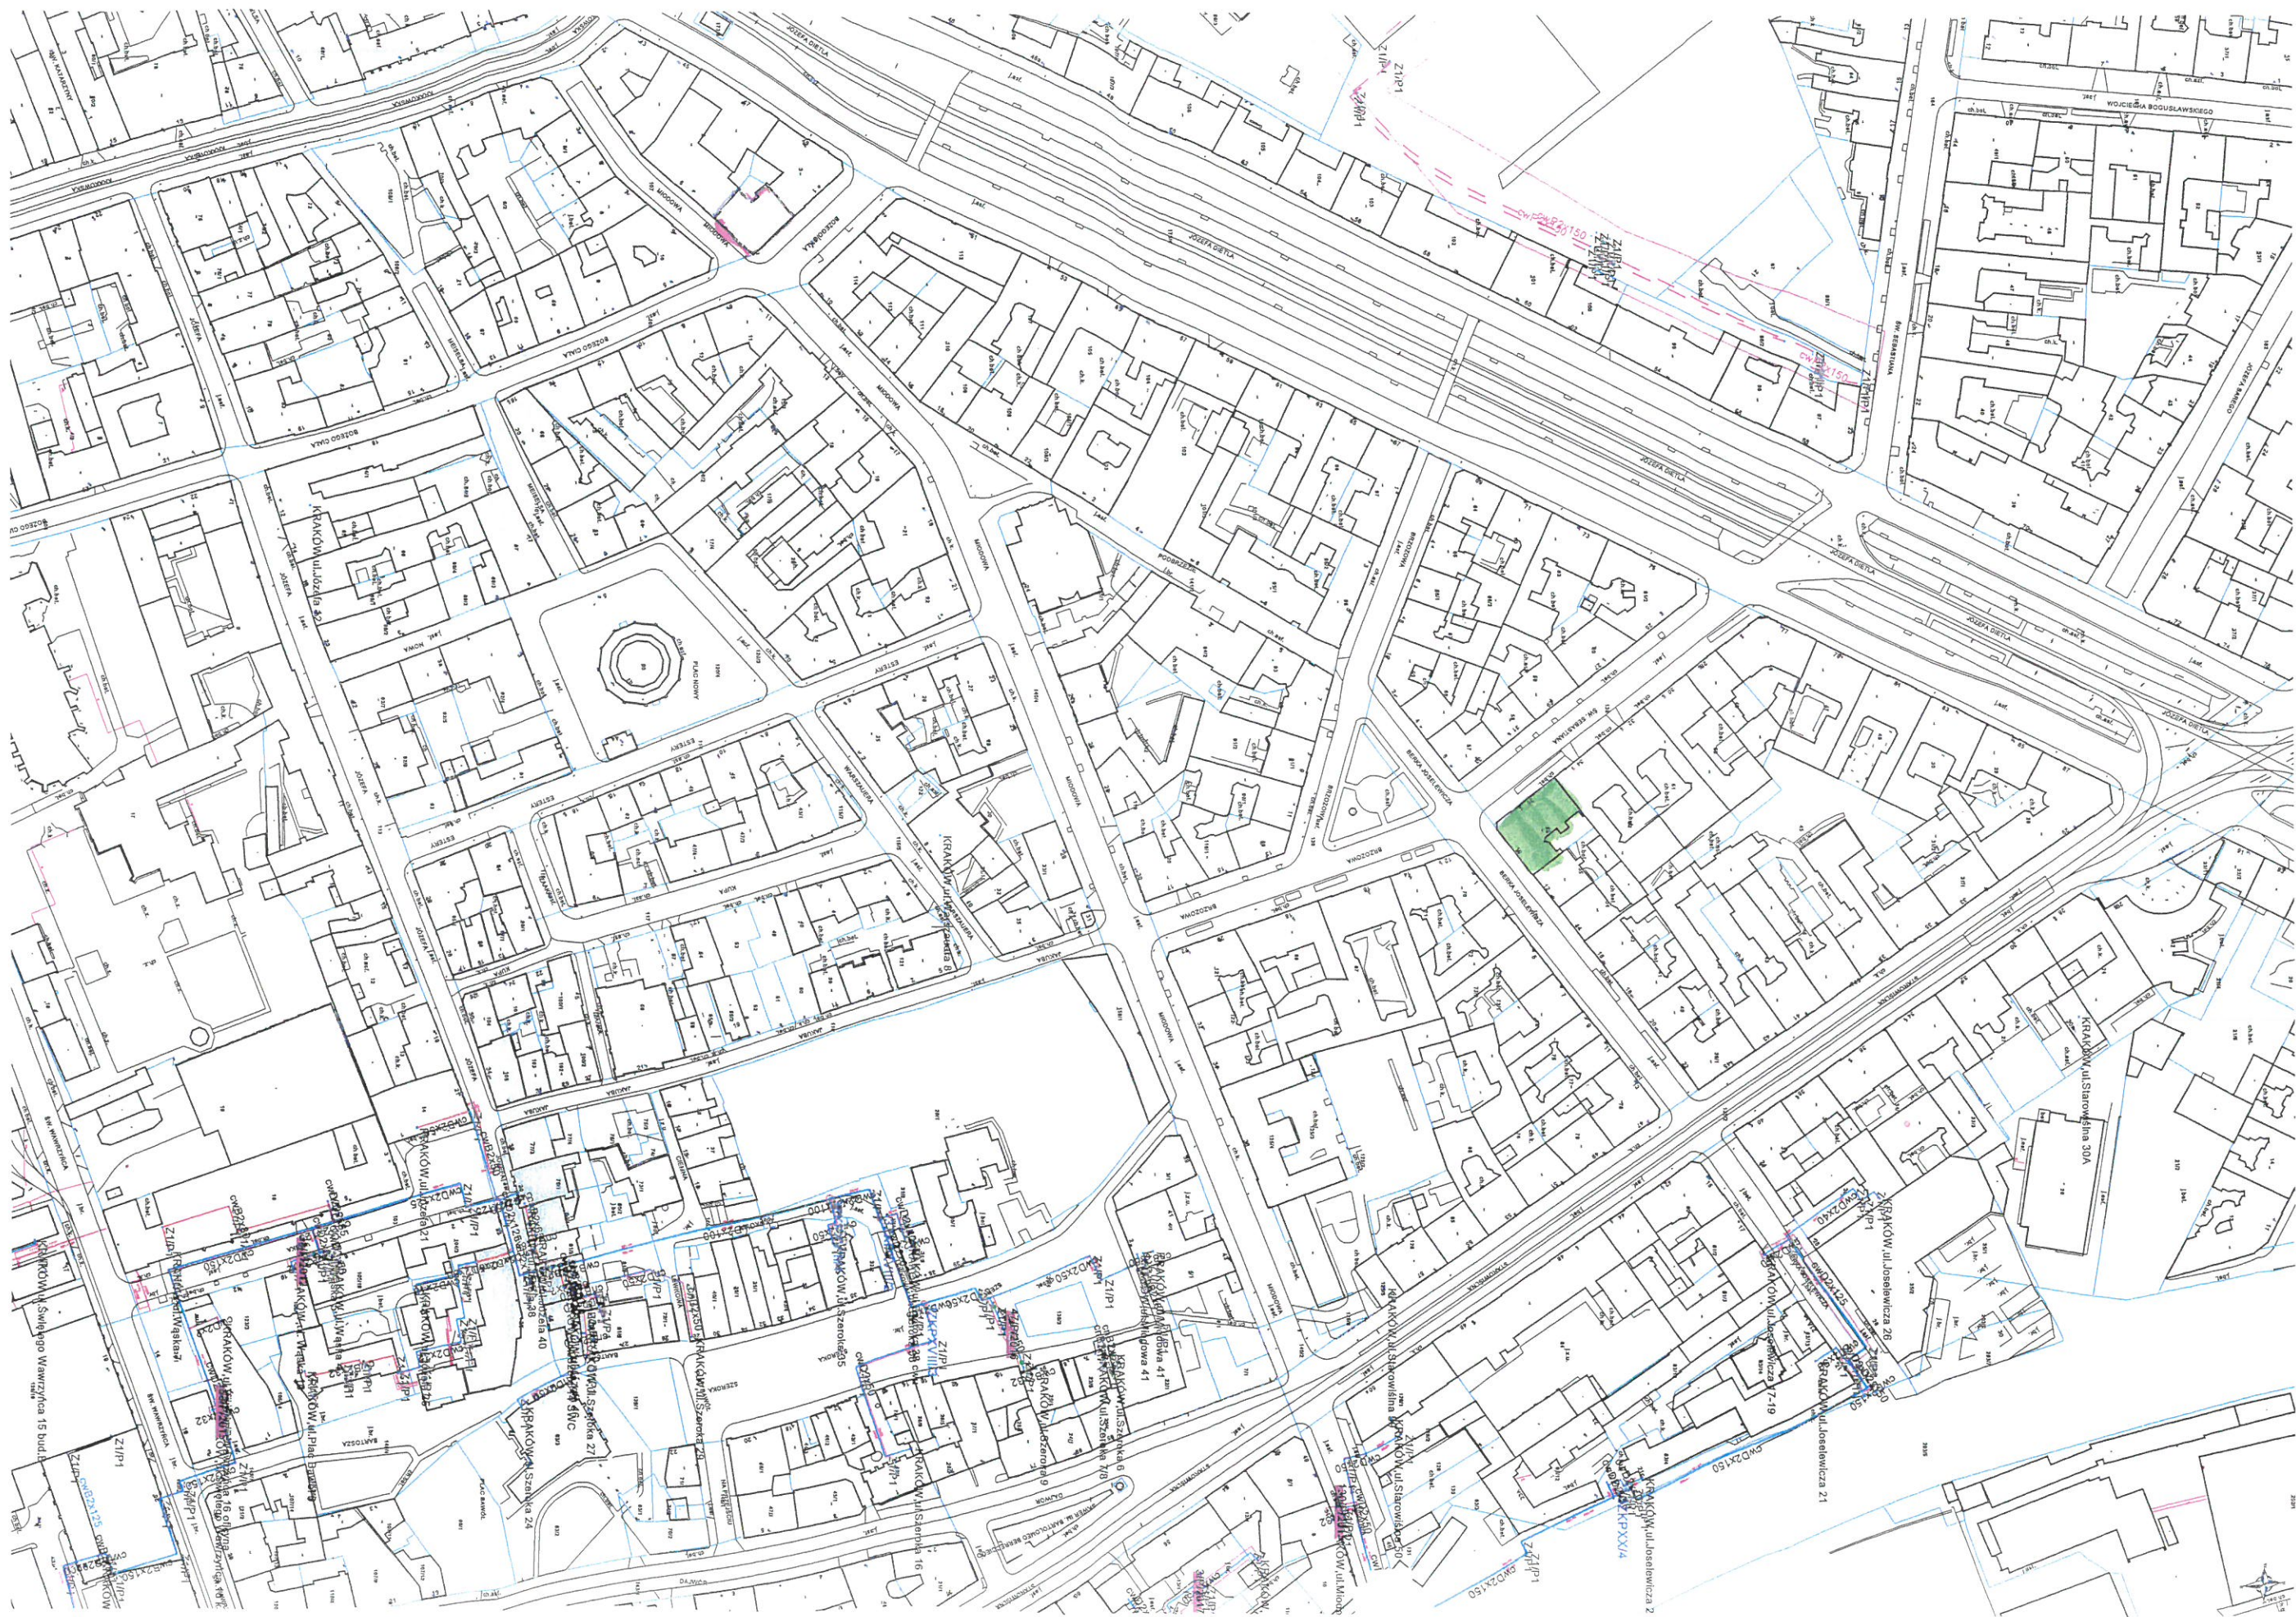

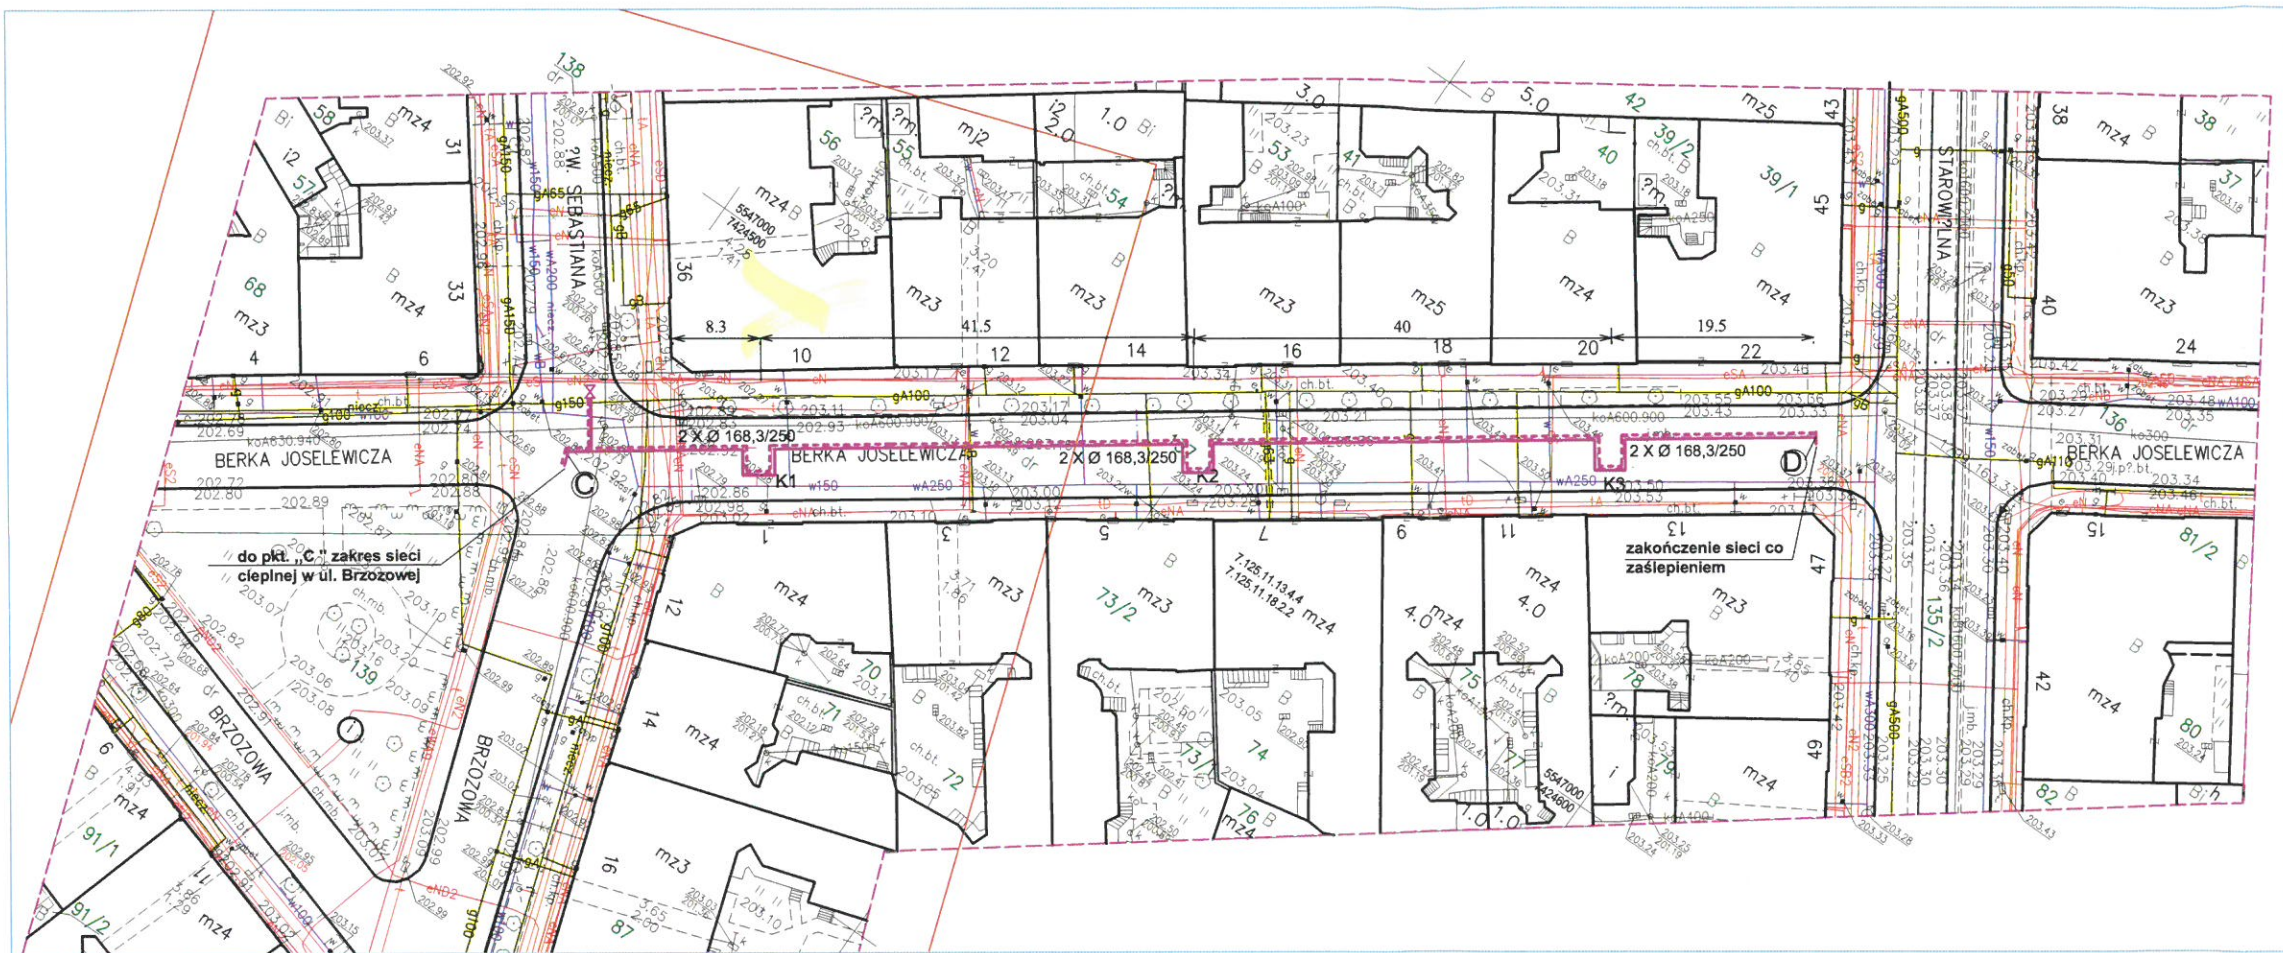

LEGENDA

----- trasa projektowanej sieci ciepłej
2xØ 168,3/250

UWAGI

1. Pkt. „C” koniec zakresu przebudowy istniejącej sieci ciepłej w ul. Brzozowej
2. Zakres projektowanej sieci ciepłej od pkt. C do pkt. D
3. Zwykowanie dotyczy osi sieci ciepłej
4. Pozostałe dane dotyczące realizacji sieci ciepłej w części opisowej i na pozostałych rysunkach.

Łączy arkusz nr 3

Nr KERG : 2511-1893/2015

Arkusz nr 4



Nie wyklucza się istnienia w terenie innych sieci uzbrojenia, które nie zostały zainwentaryzowane.
Brak obowiązującego Miejsowego Planu Zagospodarowania Przestrzennego.

Wkreślono na mapę projektowane, uzgodnione sieci uzbrojenia terenu.


Nie badano służebności gruntowych.

Granice działek na podstawie cyfrowej mapy ewidencyjnej.

Sporządził: "MAZUR GEO" Marcin Mazur
os. Strusia 14/38
31-809 Kraków
mgr inż. Marcin Mazur
nr upr. 21702

mazurgeo
mgr inż. Marcin Mazur
31-809 Kraków, os. Strusia 14/38
tel. 792-864-699
NIP 6782863036, REGON 123147096

GEODETA UPRAWNIONY
mgr inż. Marcin Mazur
os. Strusia 14/38, 31-809 Kraków
tel. 792-864-699
Lp. uprawnień nr 21702

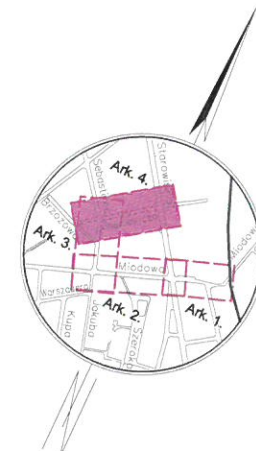

MAPA DO CELÓW PROJEKTOWYCH

Skala 1:500
woj. małopolskie
m. Kraków

Sekcje : 7.125.11.13.4.4,
7.125.11.18.2.2,
7.125.11.19.1.1.

126105_9 Śródmieście, obręb nr 0011, 0017

PRZEDMIOT AKTUALIZACJI :

Obręb nr 0011- działki nr: 132, 135/2, 137, 139, 140/2, 140/4;
Obręb nr 0017- działka nr 276/4

----- oznaczenie zakresu opracowania

Układ współrz. : "2000- strefa 7."
Układ wysokości : KRONSTADT 86

Stan na dzień : 04-11-2015 r.
Data opracowania : 09-11-2015 r.



PR0 - CEZ s.c. PRACOWNIA PROJEKTOWA GOSPODARKI CIEPŁEJ I TERENÓW ZIELENI 30-110 KRAKÓW UL. KRASZEWSKIEGO 36 TEL/FAX 12 427 24 59					
AUTOR PROJEKTU	PROJEKTOWANA	OBIEKT	ADRES	INWESTOR	ADRES
inż. Tadeusz Pietrucha Upz.Nr.248/78	sieć ciepła 2 x Ø 168,3/250	Kraków ul. Berka Joselewicza	Miejskie Przedsiębiorstwo Energetyki Ciepłej S.A. w Krakowie	30-969 Kraków ul. Jana Pawła II 188	
SPRAWDZAJĄCY	BRANŻA	CIĘPŁOWNICTWO	STADIUM	DATA	NR. RYS. 1
mgr inż. Piotr Wołoch Upz.RP-Upr.180/93			Projekt wykonawczy	VII-2016	SKALA 1: 500