


 
 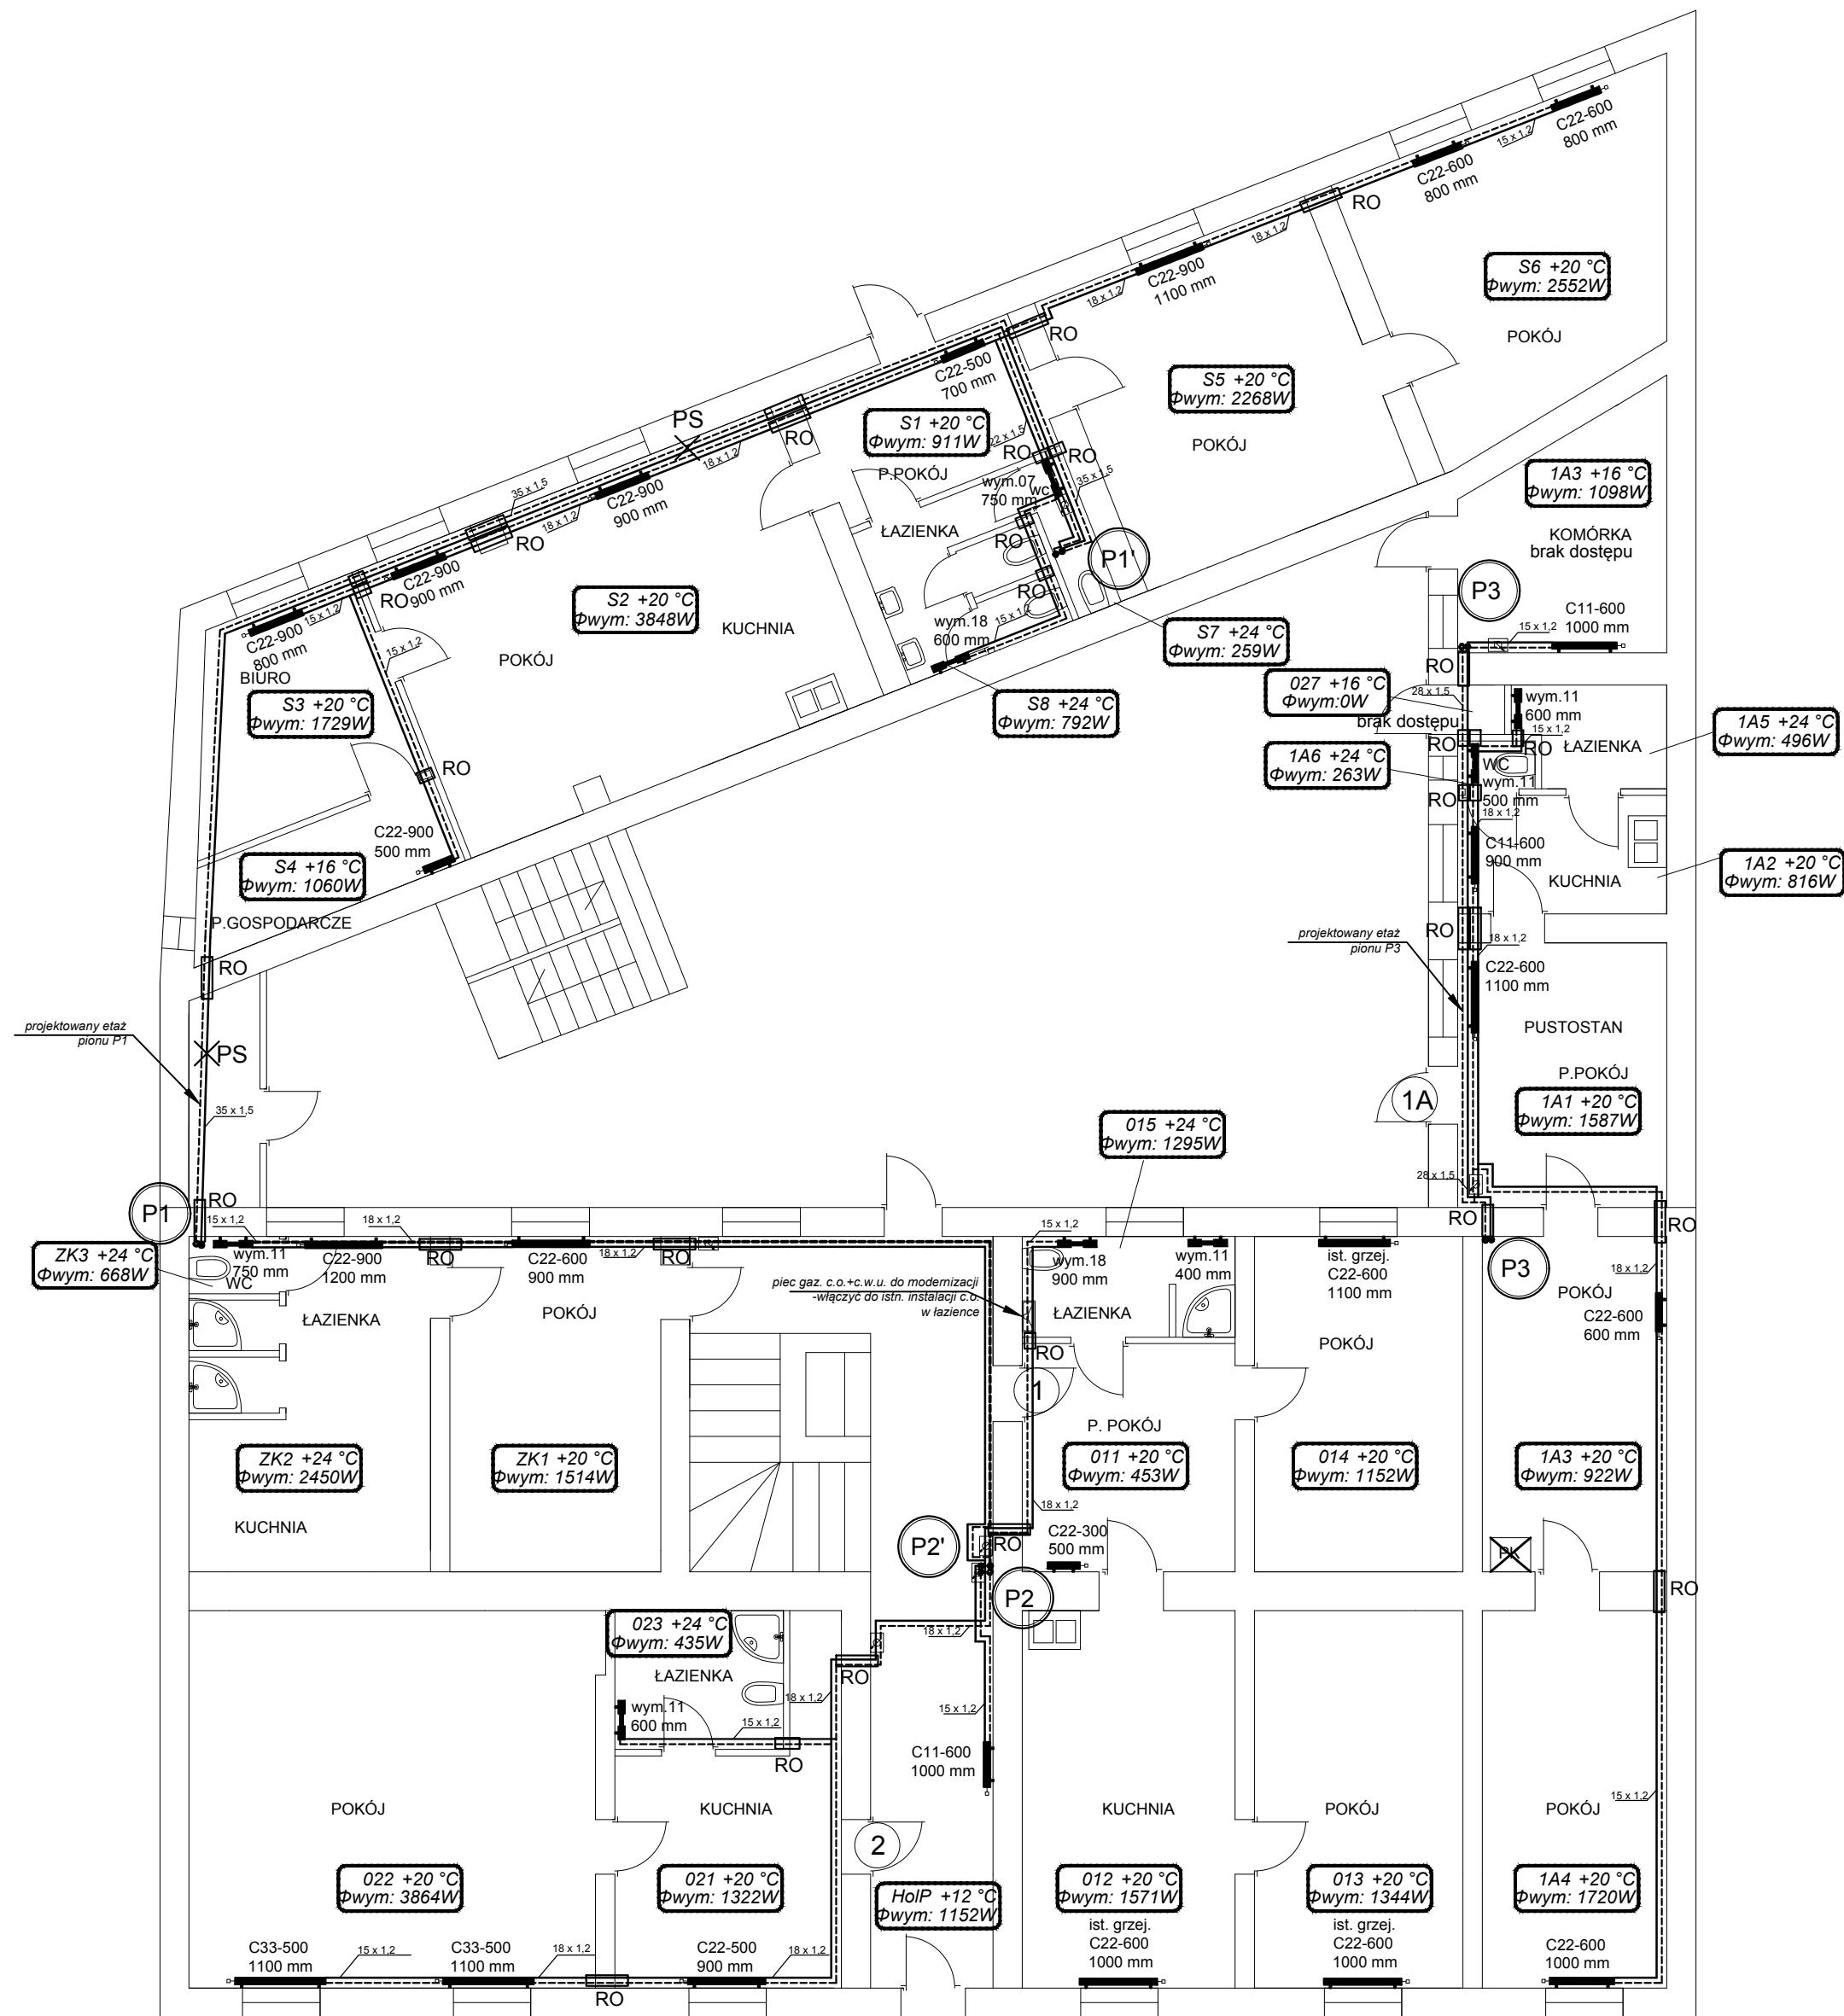


RZUT PARTERU -INSTALACJA CENTRALNEGO OGRZEWANIA

LEGENDA:

- projektowana instalacja zasilania c.o.- rury prowadzone górną pod stropem rury stalowe ocynkowane zewnętrznie łączone przez zaciskanie
- projektowana instalacja powrotu c.o. - rury prowadzone górną pod stropem rury stalowe ocynkowane zewnętrznie łączone przez zaciskanie
- projektowany pion instalacji c.o. rury stalowe ocynkowane zewnętrznie łączone przez zaciskanie
- grzejnik stalowy płytowy
- grzejnik stalowy łazienkowy (drabinkowy)
- rura ochronna
- nr mieszkania i pomieszczenia/temp. w pomieszczeniu obliczeniowe zapotrzebowanie na moc cieplną
- numer mieszkania
- istniejący piecyk gazowy dwufunkcyjny demontaż funkcji ogrzewania wody w instalacji c.o.
- istniejący piec kaflowy /do likwidacji/
- projektowany indywidualny ciepłomierz

Uwaga:  
Mieszkanie nr 1 posiada instalację centralnego ogrzewania z pieca gazowego dwufunkcyjnego, zlokalizowanego w łazience  
Po sprawdzeniu mocy istniejących grzejników z obliczeniowym zapotrzebowaniem na moc cieplną, zezwala się (po zdemontowaniu pieca gazowego) na pozostawienie istniejącej instalacji wraz z grzejnikami za wyjątkiem następujących pomieszczeń gdzie zaleca się wymianę grzejników w następujących pomieszczeniach:  
pom. 011 - istn. grzejnik płytowy 1P 400x600mm wymienić na C22-300x500mm  
pom. 015 - istn. grzejnik drabinkowy 700x400 wymienić na 1134x400mm i dostawić grzejnik drabinkowy 1764x900mm



PROJEKTOWANIE, NADZÓR, WYKONAWSTWO, PORADY I EKSPERTYZY TECHNICZNE  
sieci, instalacje i urządzenia sanitarne, gazowe, wentylacja i klimatyzacja, oczyszczalnie ścieków  
Januszowice 130, 32-090 Białymbrzeż  
tel./fax (012) 388 00 40, kom. 0 693 832 165, e-mail: biuro@prokown2.pl  
Biuro: Kraków 31 - 831, ul. Fatimska 21A/41

|              |                                                                                                                                                       |          |                       |
|--------------|-------------------------------------------------------------------------------------------------------------------------------------------------------|----------|-----------------------|
| inwestor:    | ZARZĄD BUDYNKÓW KOMUNALNYCH<br>UL. BOLESŁAWA CZERWIŃSKIEGO 16<br>31-319 KRAKÓW                                                                        | stadium: | PROJEKT<br>WYKONAWCZY |
| inwestycja:  | Budowa wewnętrznej instalacji centralnego ogrzewania<br>w budynku mieszkalnym wielorodzinnym<br>ul. Józefińska 3, dz. nr 88, obr. 13 Podgórze, Kraków | branża:  | SANITARNA             |
| temat rys:   | RZUT PARTERU<br>INSTALACJA CENTRALNEGO OGRZEWANIA                                                                                                     | skala:   | 1:100                 |
| projektował: | mgr inż. ANDRZEJ KĄDZIELA<br>Upr. nr 171/99                                                                                                           | podpis:  | nr rys.:<br>03        |
| opracowała:  | mgr inż. KLAUDIA SZYBAŁA                                                                                                                              | podpis:  | data:<br>LIPIEC 2017  |
| sprawdził:   | mgr inż. RAFAŁ KĄDZIELA<br>Upr. nr MAP/0234/POOS/13                                                                                                   | podpis:  |                       |